

簡易工事「見積合わせ」情報

1. 工事名称：岐阜大学(加納)義務教育学校照明改修工事(IV期)

2. 担当部課係：施設統括部設備課電気係

3. 担当者：戸松 康祐

4. 連絡先：058-293-3369

~~5. 現場説明日時：令和一年一月一日(一) 時分から
※現場説明参加者は、事前に担当者までご連絡ください。~~

6. 内訳明細付見積書及び文部科学省における電気工事に係る一般競争（指名競争）参加資格認定通知書の写し

提出期限：令和7年1月8日(水) 14時

【提出先】

国立大学法人東海国立大学機構施設統括部施設企画課施設庶務係（岐阜大学本部棟2階）

※shisetsu@t.gifu-u.ac.jp へご提出ください。

【内訳明細付見積書記載内容】

- ・工事名
- ・完成期限
- ・見積価格（見積価格には消費税を含まないこと。）
- ・工事費内訳明細
- ・建設業許可番号
- ・連絡先名称
- ・連絡先氏名
- ・連絡先電話番号

※簡易工事「見積合わせ」参加資格3～6の規定に該当するものでないこと。

7. ホームページ掲載期間：令和6年12月20日(金)～令和7年1月7日(火)

8. その他

※工事内容は、別添の特記仕様書・図面をご参照ください。



（なお、令和6年12月28日(土)～令和7年1月5日(日)は休業いたします。）

特記仕様書

- 1) 工事名 岐阜大学(加納)義務教育学校照明改修工事(Ⅳ期)
- 2) 工事場所 岐阜市加納大手町74 加納団地構内
- 3) 完成期限 令和7年 3月 31日(月)
- 4) 工事の種類 電気工事 一式
- 5) 請負代金の支払い 請負代金は、東海国立大学機構構事務局財務部より完成後に支払うものとする。
- 6) 総則 この工事の受注者は、「東海国立大学機構発注工事請負等契約取扱要項別記第1号」、この「特記仕様書」及び図面6枚、「公共建築改修工事標準仕様書(電気設備工事編)(令和4年版)」、「公共建築設備工事標準図(電気設備工事編)(令和4年版)」、「文部科学省電気設備工事標準仕様書(特記基準)(令和4年版)」、「文部科学省電気設備工事標準図(特記基準)(令和4年版)」、「工事写真撮影要領(令和5年9月)」に基づき工事を施工する。
- 7) 工事請負契約 基準第3の規定による、工事費内訳明細書は提出し、工程表は提出しない。
基準の運用
- 8) 完成図等 完成後に提出する完成図等の種類及び提出部数は下記による。
完成図：1部(A3二つ折り製本)、各種試験成績書：1部、
諸手続書類(写し)：1部、工事写真：1部
※完成図及び写真は、データ共に提出すること。
- 9) 発生材の処理など 発生材は関係法令に従い適切に処理するものとする。
- 10) 施工条件 工事は、原則として土曜日、日曜日、国民の祝日、春休み期間に実施すること。
春休み期間：令和7年3月21日(金)～令和7年3月31日(月)
- 11) その他 この契約について、工事請負上で疑義及び変更点を生じた場合は、発注者、受注者間で協議して決定するものとする。
- 12) 工事内容等 別紙図面(A3サイズ)による。

図面リスト

図面番号	図面名称	縮尺
E-1	表紙、図面リスト、案内図・配置図、特記仕様書	1/1,000
E-2	凡例、機器姿図	—
E-3	義務教育学校 北校舎・北体育館 1階 電灯設備(改修前・改修後)	1/400
E-4	義務教育学校 北校舎・北体育館 2階 電灯設備(改修前・改修後)	1/400
E-5	義務教育学校 北校舎 3階 電灯設備(改修前・改修後)	1/400
E-6	義務教育学校 中央校舎 1階、2階 電灯設備(改修前・改修後)	1/400

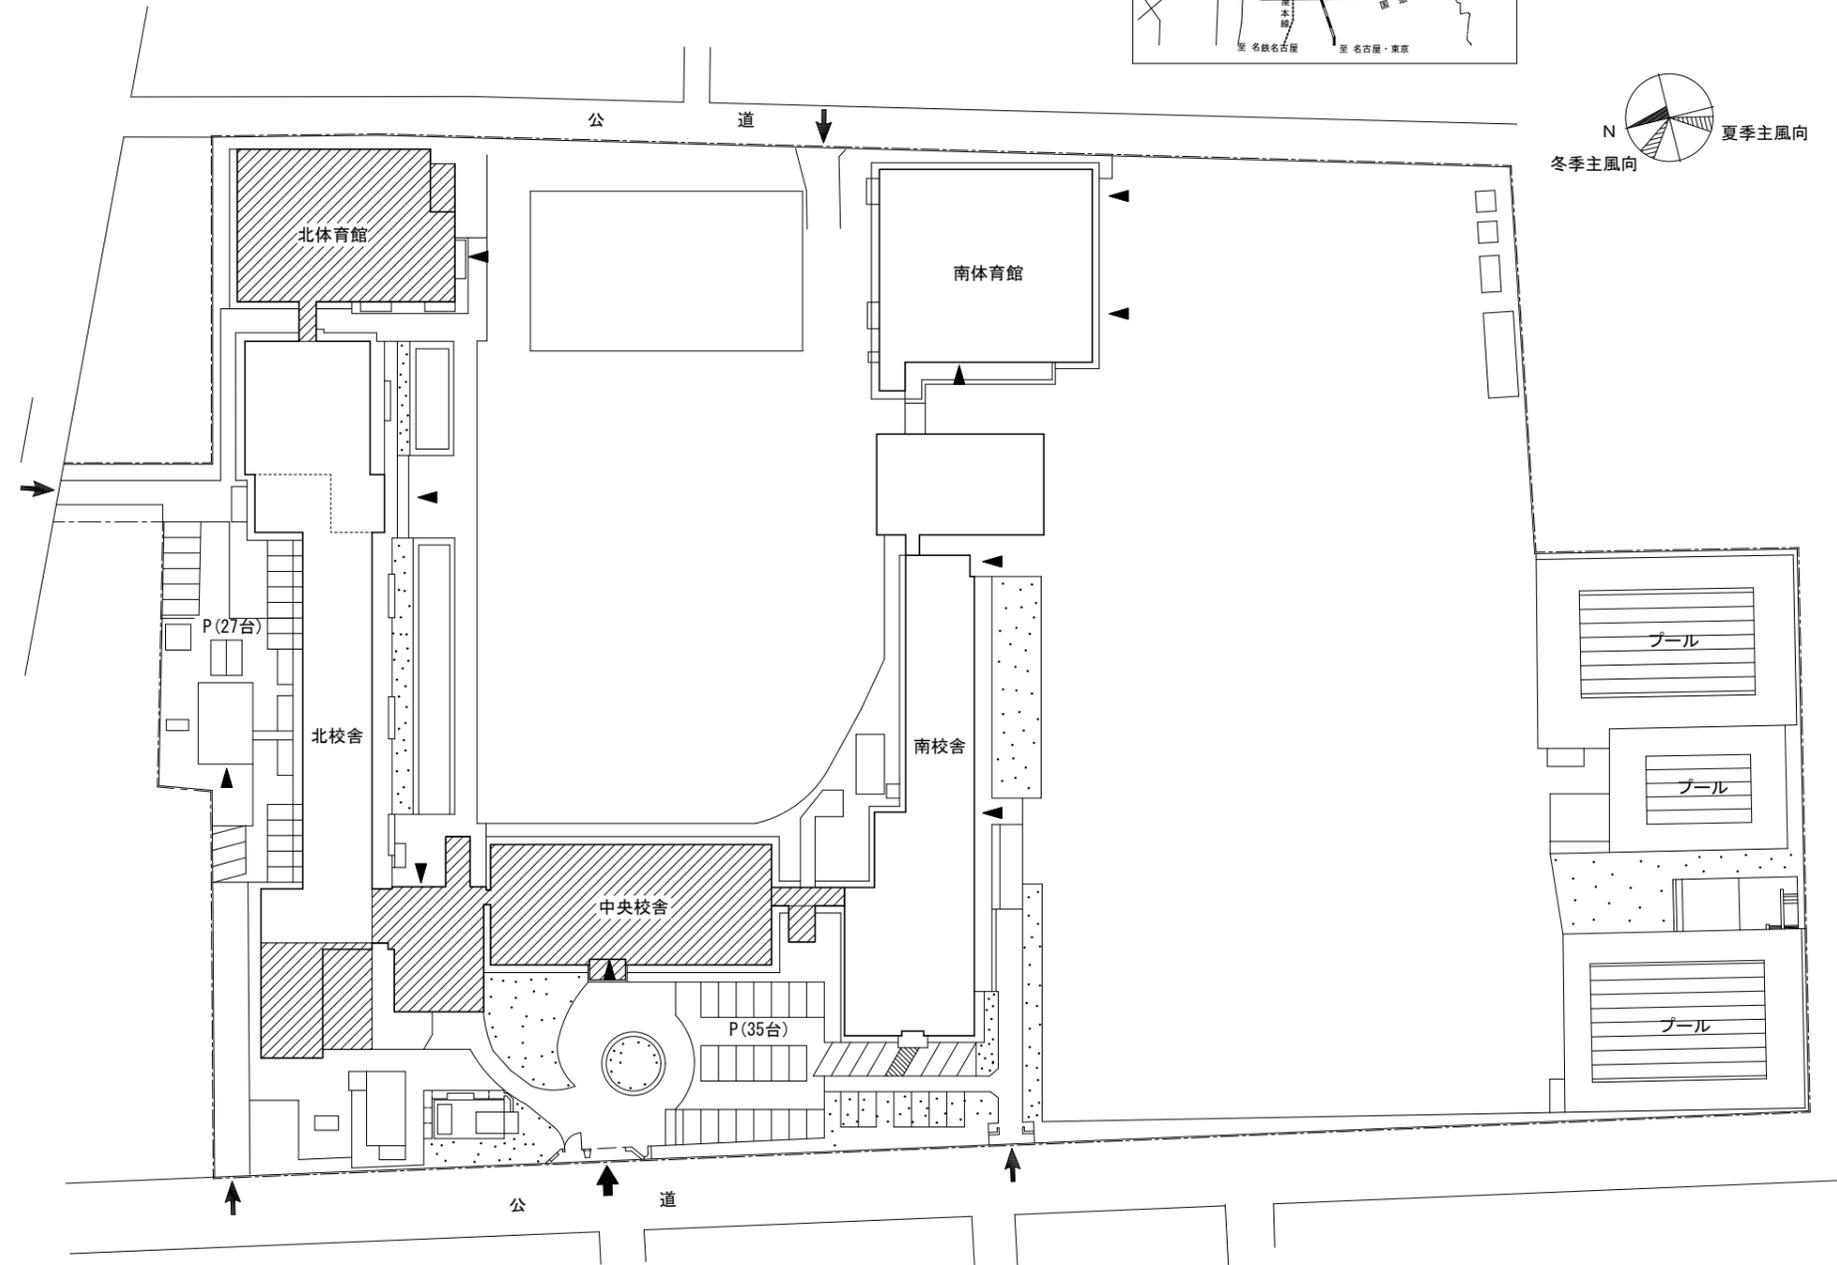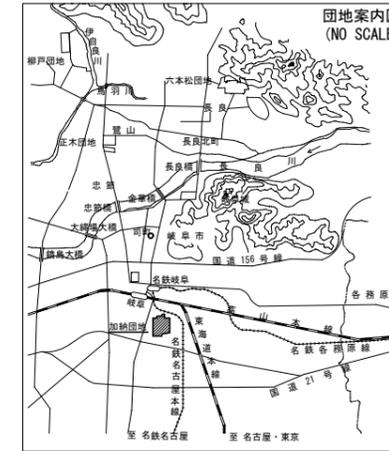

: 本工事建物

加納団地配置図 S=1/1,000

主幹 園田	工事名	岐阜大学(加納)義務教育学校照明改修工事(Ⅳ期)	図面名称	表紙、図面リスト、案内図・配置図、特記仕様書	図面番号	E-1
		東海国立大学機構 施設統括部	縮尺	- (A1) 1/500 - (A3) 1/1,000		令和6年度

凡例

記号	名称	傍記なき配管配線は以下による。
	照明器具 (天井付)	---//--- EM-EEF 1.6-2C (天井内こがし配線)
	照明器具 (壁付)	
	照明器具 (ダウンライト)	
	タンブラスイッチ	
	タンブラスイッチ (3路)	
	タンブラスイッチ (4路)	
	分電盤	
	立上り	
	引下げ	
	ジョイントボックス	
	天井隠べい配管配線	
	天井内こがし配線	
	2種金属線び	
	既設配線	


注記

- 太線は今回工事を示し、細い線は既設を表す。
- 図中の×は、撤去を表す。
- PCB使用・不使用の判別作業を行うこと。
PCB使用の機器については本学へ引き渡すこと。
PCB不使用の機器については処分すること。


機器姿図

SP-1	LED照明器具 (直付型)	SP-2	LED照明器具 (直付型)	SP-3	LED照明器具 (直付型)	SP-4	LED照明器具 (埋込型)	SP-5	LED照明器具 (直付型)	SP-6	LED照明器具 (直付型)	SP-7	LED照明器具 (直付型)	SP-8	LED照明器具 (直付型)	SP-9	LED照明器具 (埋込型)
リニューアル専用型		リニューアル専用型		人感センサ付		リニューアル専用型		非常用照明器具・階数表示付		リニューアル専用型		人感センサ付		防湿型・防雨型		リニューアル専用型	
電圧：100～242V 光束：5200lm程度 色温度：昼白色 (5000K) パナソニック (株) 製 XLX459DEN LE9 同等品	電圧：100～242V 光束：6900lm程度 色温度：昼白色 (5000K) パナソニック (株) 製 XLX469DEN LE9 同等品	電圧：100～242V 光束：1600lm程度 色温度：昼白色 (5000K) パナソニック (株) 製 XLX210ANN LE9 同等品	埋込穴寸法：240mm×1257mm 電圧：100～242V 光束：5200lm程度 色温度：昼白色 (5000K) パナソニック (株) 製 XLX459UEN LE9 同等品	非常用照明器具・階数表示付 電圧：100～242V 光束：3800lm程度 色温度：昼白色 (5000K) パナソニック (株) 製 NNCF42235 LE9 +T4CE21088-K 同等品	リニューアル専用型 電圧：100～242V 光束：3200lm程度 色温度：昼白色 (5000K) パナソニック (株) 製 XLX439MEN LE9 同等品	人感センサ付 電圧：100～242V 光束：2500lm程度 色温度：昼白色 (5000K) パナソニック (株) 製 XLX420ANN LE9 同等品	防湿型・防雨型 電圧：100～242V 光束：5200lm程度 色温度：昼白色 (5000K) パナソニック (株) 製 XLW452DENZ LE9 同等品	リニューアル専用型 埋込穴寸法：150mm×1235mm 電圧：100～242V 光束：2500lm程度 色温度：昼白色 (5000K) パナソニック (株) 製 XLX429PEN LE9 同等品									
SP-10	LED照明器具 (埋込型)	SP-11	LED照明器具 (埋込型)	SP-12	LED照明器具 (埋込型)	SP-13	LED照明器具 (直付型)	SP-14	LED照明器具 (埋込型)	SP-15	LED照明器具 (埋込型)	SP-16	LEDダウンライト	SP-17	LED照明器具 (直付型)	SP-18	LED照明器具 (直付型)
リニューアル専用型		リニューアル専用型		リニューアル専用型		防雨型・人感センサ付・EEセンサ付		防雨型・人感センサ付・EEセンサ付		防雨型・防湿型				防湿型・防雨型			
埋込穴寸法：150mm×1235mm 電圧：100～242V 光束：3200lm程度 色温度：昼白色 (5000K) パナソニック (株) 製 XLX439PEN LE9 同等品	埋込穴寸法：220mm×1235mm 電圧：100～242V 光束：6900lm程度 色温度：昼白色 (5000K) パナソニック (株) 製 XLX469UEN LE9 同等品	埋込穴寸法：300mm×639mm 電圧：100～242V 光束：3200lm程度 色温度：昼白色 (5000K) パナソニック (株) 製 XLX239VEN LE9 同等品	電圧：100～242V 光束：1470lm程度 色温度：昼白色 (5000K) パナソニック (株) 製 NNFS21810C LE9 同等品	防雨型・人感センサ付・EEセンサ付 電圧：100～242V 光束：2980lm程度 色温度：昼白色 (5000K) パナソニック (株) 製 NNFS41810C LE9 同等品	防雨型・防湿型 電圧：100～242V 光束：3200lm程度 色温度：昼白色 (5000K) パナソニック (株) 製 XLW432AENZ LE9 同等品	埋込穴寸法：φ125mm 電圧：100～242V 光束：1040lm程度 色温度：昼白色 (5000K) パナソニック (株) 製 XND1059WN LE9 同等品	防湿型・防雨型 電圧：100～242V 光束：3200lm程度 色温度：昼白色 (5000K) パナソニック (株) 製 XLW432NENZ LE9 同等品	リニューアル専用型 電圧：100～242V 光束：3200lm程度 色温度：昼白色 (5000K) パナソニック (株) 製 XLX439DEN LE9 同等品									

主幹 園田	工事名	岐阜大学 (加納) 義務教育学校照明改修工事 (IV期)	図面名称	凡例、機器姿図	図面番号	E-2
		東海国立大学機構 施設統括部	縮尺	(A1) - (A3) -	令和6年度	

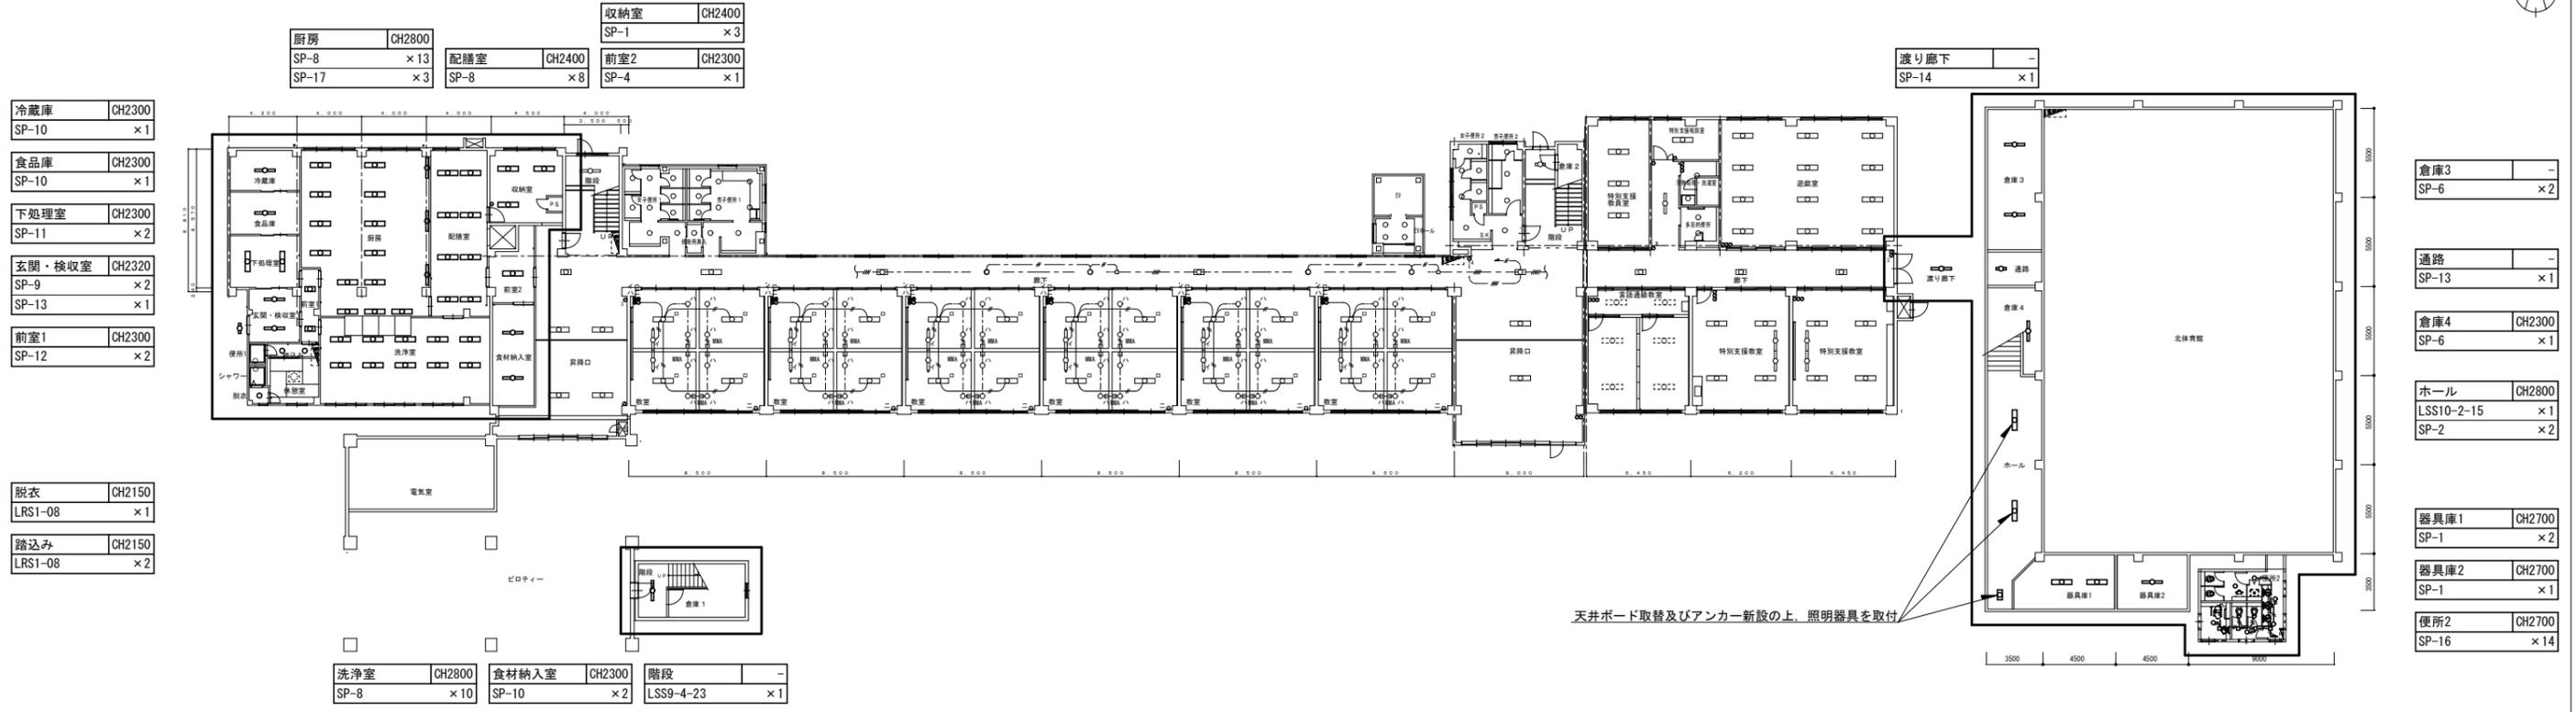

義務教育学校 北校舎・北体育館 1階 電灯設備(改修後) S=1/400

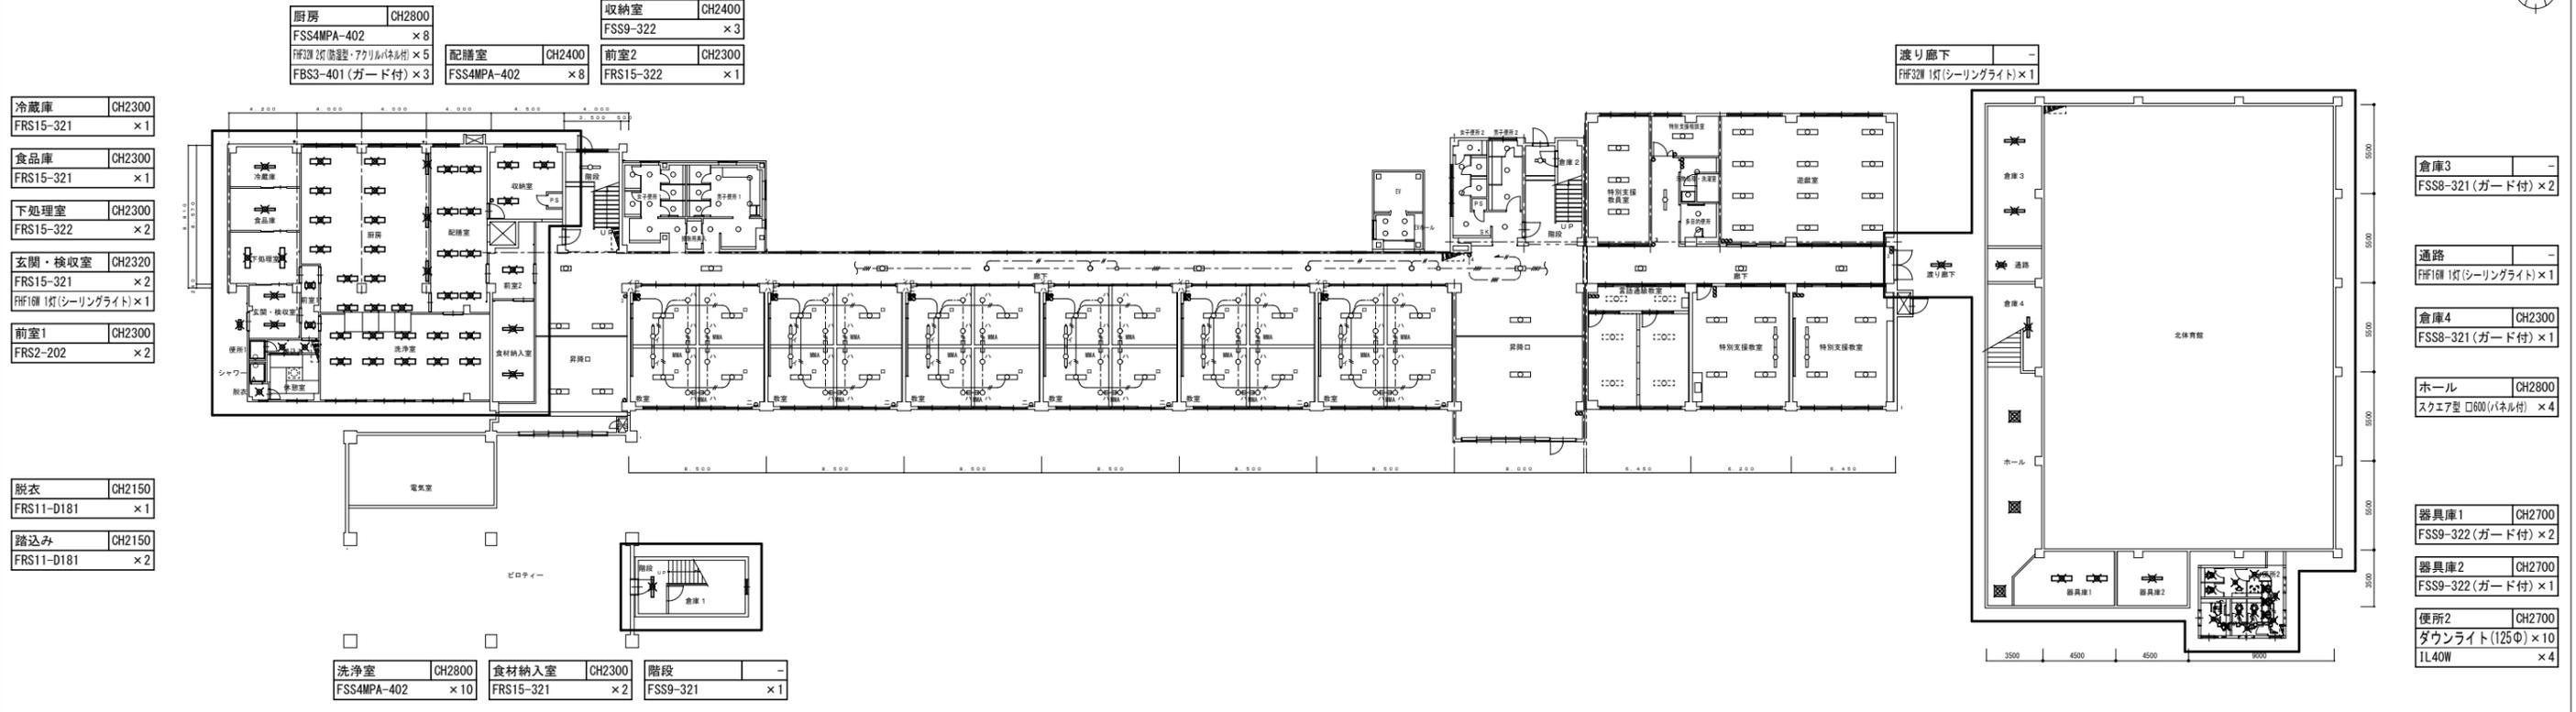


義務教育学校 北校舎・北体育館 1階 電灯設備(改修前) S=1/400

工事範囲

主幹 園田	工事名	岐阜大学(加納)義務教育学校照明改修工事(IV期)	図面 名称	義務教育学校 北校舎・北体育館 1階 電灯設備(改修前・改修後)	図面番号	図-3
		東海国立大学機構 施設統括部	縮尺	(A1) 1/200 (A3) 1/400	令和6年度	




レースウェイ取付高さ：H4000～H5000

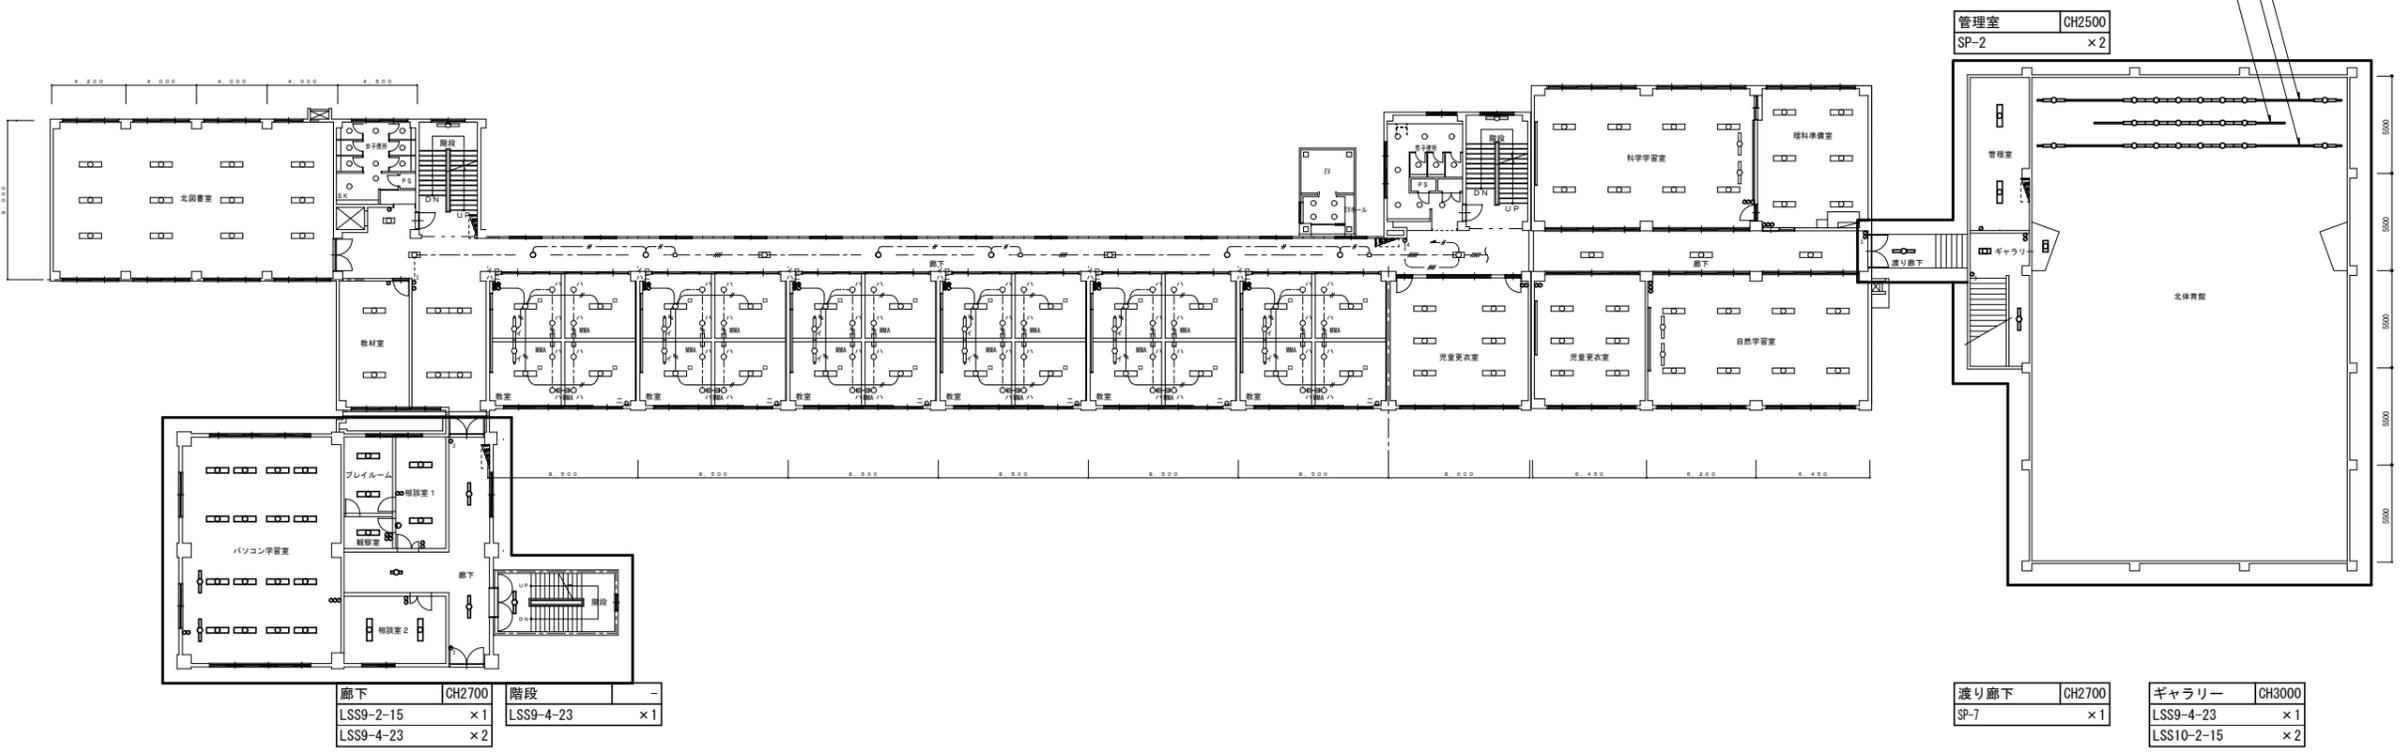

義務教育学校 北校舎・北体育館 2階 電灯設備(改修後) S=1/400




レースウェイ取付高さ：H4000～H5000

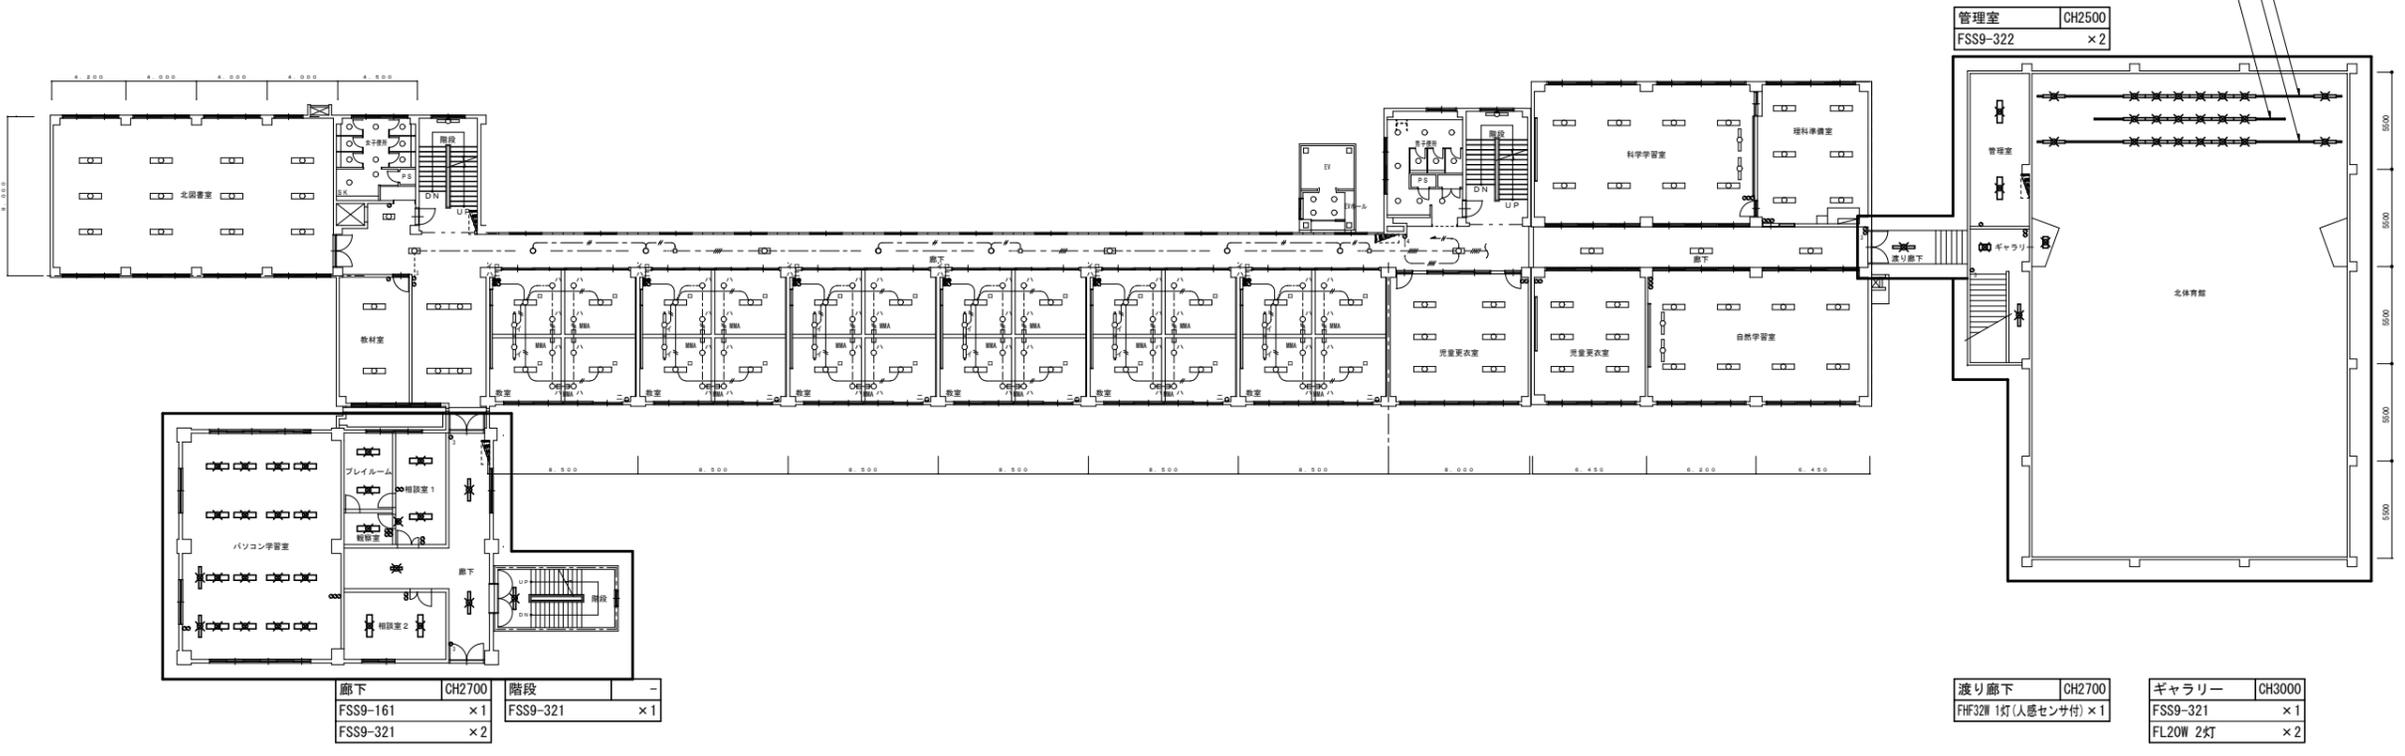

義務教育学校 北校舎・北体育館 2階 電灯設備(改修前) S=1/400

：工事範囲


主幹 園田	工事名	岐阜大学(加納)義務教育学校照明改修工事(IV期)	図面名称	義務教育学校 北校舎・北体育館 2階 電灯設備(改修後・改修前)	図面番号	E-4
		東海国立大学機構 施設統括部	縮尺	(A1) 1/200 (A3) 1/400	令和6年度	

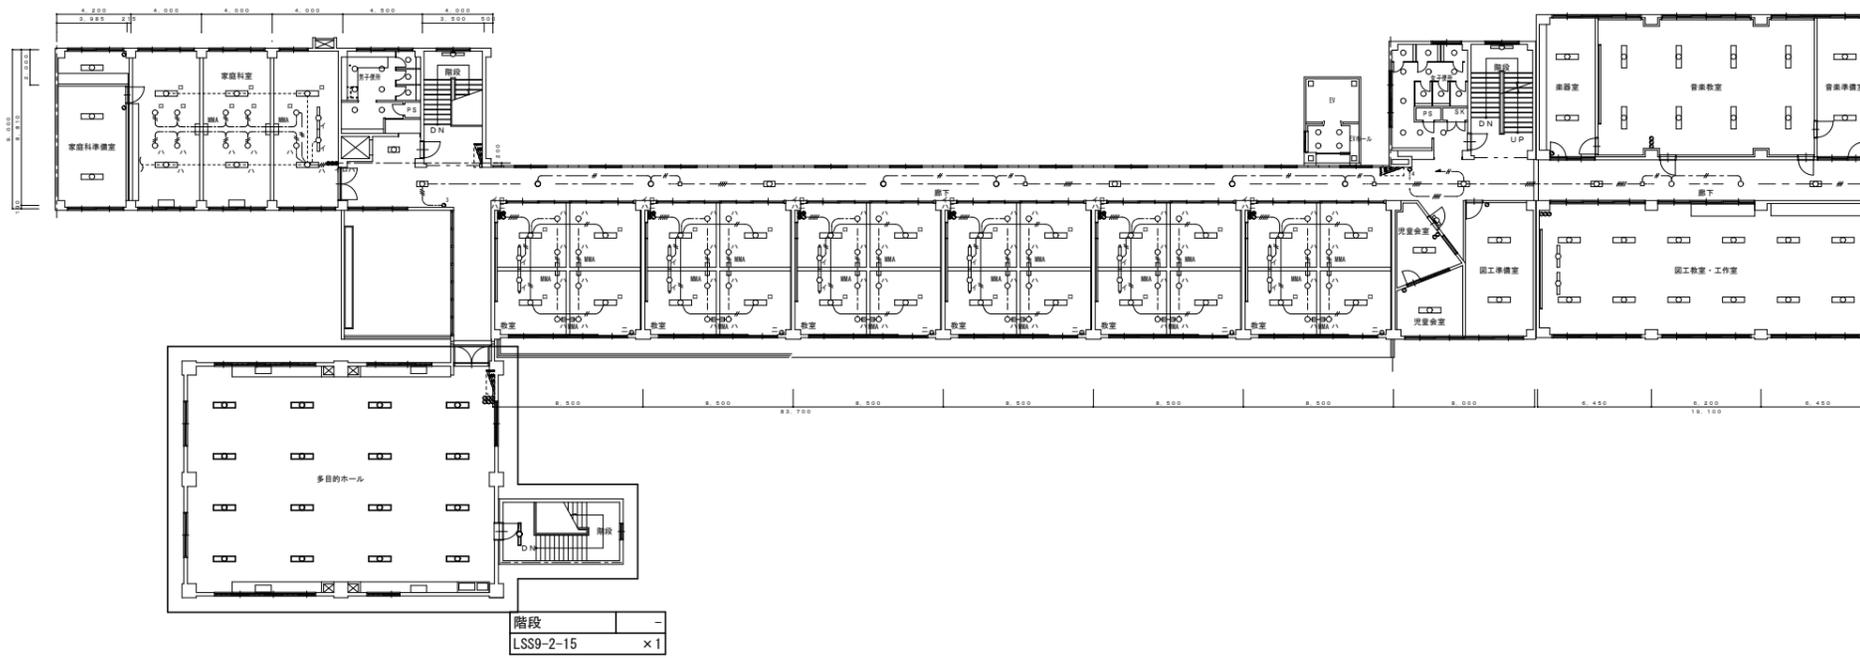

多目的ホール GH3000
LRS20-4-65 × 16

階段
LSS9-2-15 × 1

義務教育学校 北校舎 3階 電灯設備(改修後) S=1/400

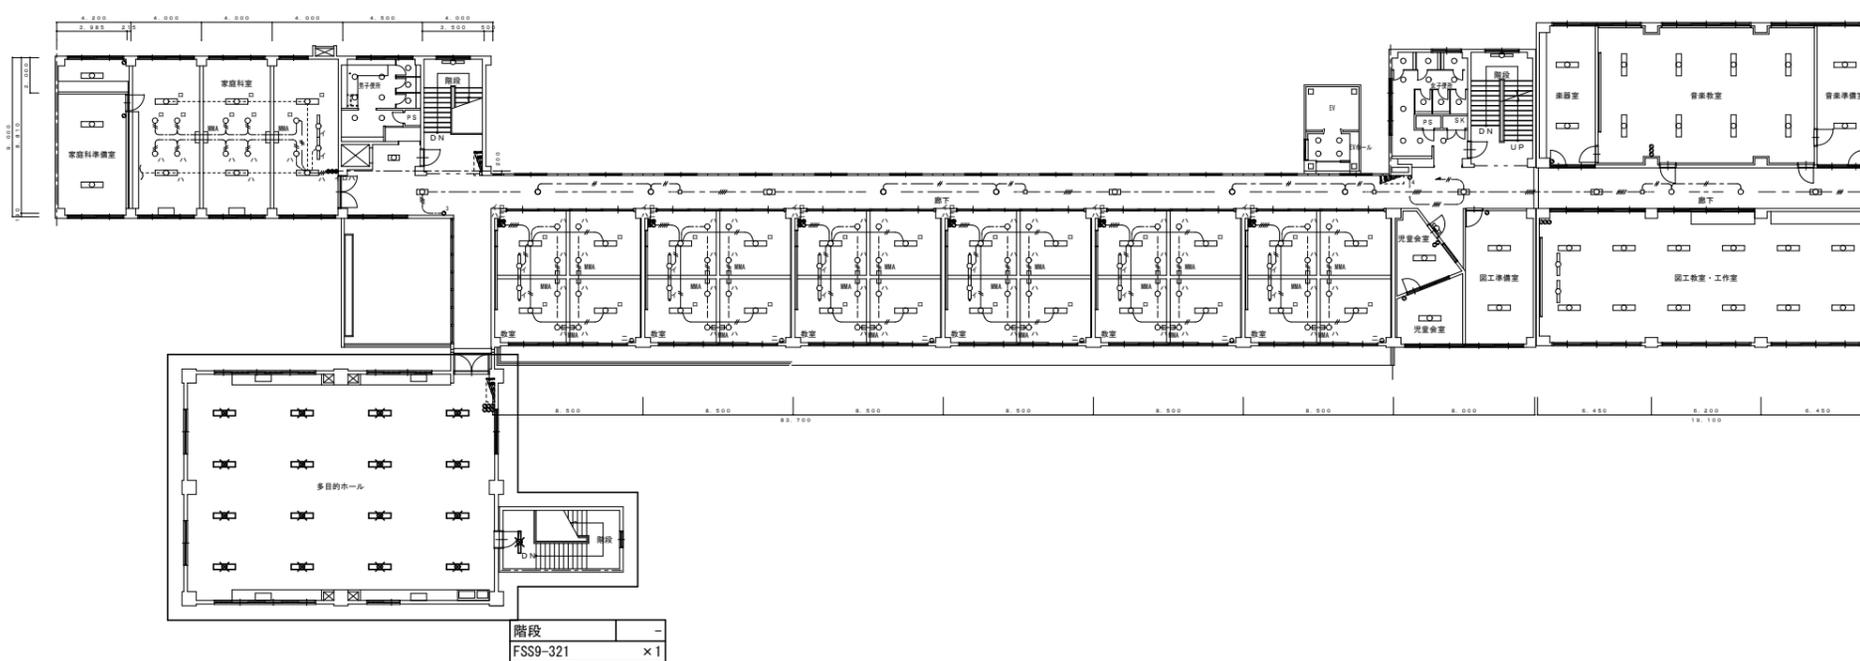

多目的ホール GH3000
FRS18-322 × 16

階段
FSS9-321 × 1

義務教育学校 北校舎 3階 電灯設備(改修前) S=1/400

□ : 工事範囲

主幹 園田	工事名	岐阜大学(加納)義務教育学校照明改修工事(IV期)	図面 名称	義務教育学校 北校舎 3階 電灯設備(改修前・改修後)	図面番号	E-5
		東海国立大学機構 施設統括部	縮尺	(A1) 1/200 (A3) 1/400		令和6年度

第1会議室	CH2650
SP-4	×24

ポーチ	CH2900
SP-8	×1

玄関	CH2900
LRS20-4-48	×1

ホール	CH2800
LRS20-4-48	×1

事務室	CH2700
SP-1	×10
LRS1-08	×2

第2会議室	CH2700
SP-2	×8

第2保健室	CH2700
SP-2	×8

倉庫2	CH2700
LSS9-2-15	×1
SP-10	×1
LRS1-08	×8

廊下	CH2800
LSS9-4-30	×2
SP-1	×6
LRS20-4-48	×1



特別教室	CH2700
SP-1	×6
LRS1RP-08	×1
通級指導教室	CH2700
SP-2	×3
洗面	CH2700
SP-10	×1
LRS1-08	×2
男性職員便所	CH2700
LRS1-08	×4
統括長室	CH2700
LRS20-4-48	×6
LSS9-2-15	×1
機械室	CH2700
LSS9-4-30	×1
倉庫1	CH2700
SP-2	×2
放送設備室	CH2400
LSS9-4-30	×1
湯沸	CH2400
SP-7	×1
心理相談室	CH2400
LSS9-4-30	×2
第1保健室	CH2650
SP-2	×9
LRS1-08	×1
手洗	CH2400
LRS1-08	×3
多目的便所	CH2400
LRS1-08	×2
女性職員便所	CH2400
LRS1-08	×7

書庫1	CH2400
LSS9-4-30	×2
書庫2	CH2400
LSS9-4-30	×1

英語活動室	CH3400
SP-2	×2
SP-11	×8

調整室1	CH2600
SP-1	×4

統括校長室	CH2700
SP-2	×2

職員更衣室	CH2700
LSS9-4-30	×1

放送室	CH2700
SP-2	×2

調整室2	CH2700
SP-2	×2


副校長室	CH2700
LRS20-4-65	×3

英語研究室	CH2700
SP-2	×2

職員更衣室	CH2700
LSS9-4-30	×1

視聴覚(L.L)教室	CH3000
SP-2	×15

廊下	CH2800
LSS9-4-30	×1
SP-1	×7

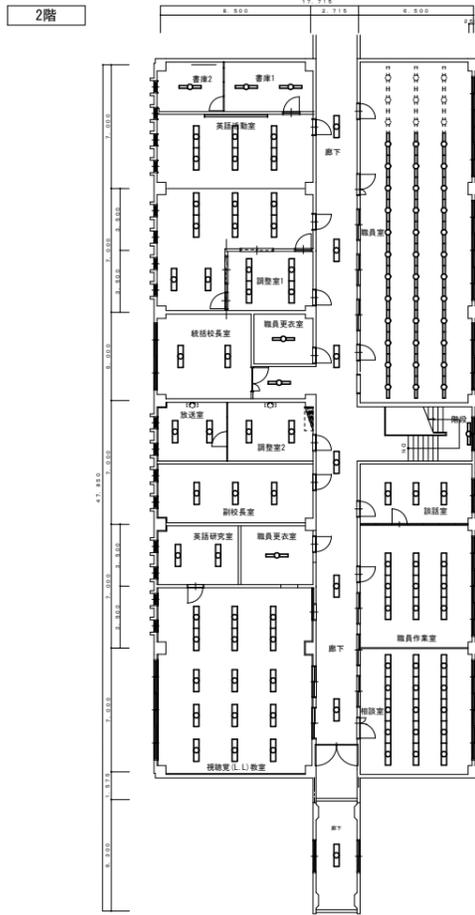

職員室	CH2700
SP-6	×36

階段	-
SP-5	×1

談話室	CH2700
SP-2	×3

職員作業室	CH2700
SP-1	×9

相談室	CH2700
SP-18	×15

義務教育学校 中央校舎 1・2階 電灯設備(改修後) S=1/400

第1会議室	CH2650
FRS15F2-322	×24

ポーチ	CH2900
FHF32W 1灯(埋込・ルーバ付)×1	

玄関	CH2900
FRS18F1-322	×1

ホール	CH2800
FRS18F1-322	×1


事務室	CH2700
FSS9-322	×10
FRS21-H241	×2

第2会議室	CH2700
FSS9-322	×8

第2保健室	CH2700
FSS9-322	×8

倉庫2	CH2700
FL20W1灯	×1
FHF32W 1灯(埋込・ルーバ付)×1	
ダウンライト(150φ)×8	

廊下	CH2800
FSS9-321	×2
FSS9-322	×6
FRS18F1-322	×1

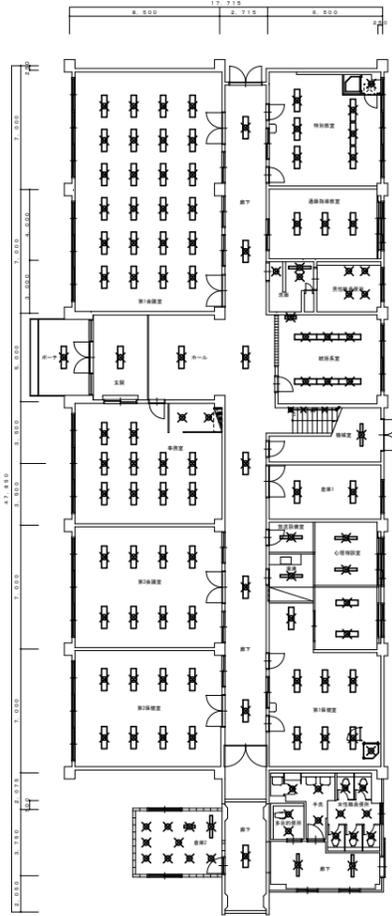

特別教室	CH2700
FSS9-322	×6
FRF8RP-H241	×1
通級指導教室	CH2700
FSS9-322	×3
洗面	CH2700
FHF32W 1灯(埋込・ルーバ付)×1	
ダウンライト(150φ)×2	
男性職員便所	CH2700
ダウンライト(150φ)×4	
統括長室	CH2700
FRS18F1-322	×6
FL20W1灯	×1
機械室	CH2700
FSS9-321	×1
倉庫1	CH2700
FSS9-322	×2
放送設備室	CH2400
FSS9-321	×1
湯沸	CH2400
FDS1-FSS9-321	×1
心理相談室	CH2400
FSS9-321	×2
第1保健室	CH2650
FSS9-322	×9
ダウンライト(150φ)×1	
手洗	CH2400
FRS21-H321	×3
多目的便所	CH2400
FRS21-H241	×2
女性職員便所	CH2400
FRS21-H241	×5
FRS21-H321	×2

書庫1	CH2400
FSS9-321	×2

書庫2	CH2400
FSS9-321	×1

英語活動室	CH3400
FSS6-322	×2
FRS15-322	×8

調整室1	CH2600
FSS6-322	×4

統括校長室	CH2700
FSS9-322	×2

職員更衣室	CH2700
FSS9-321	×1

放送室	CH2700
FSS9-322	×2

調整室2	CH2700
FSS9-322	×2


副校長室	CH2700
FRS18F1-322	×3

英語研究室	CH2700
FSS9-322	×2

職員更衣室	CH2700
FSS9-321	×1

視聴覚(L.L)教室	CH3000
FSS9-322	×15

廊下	CH2800
FSS9-321	×1
FSS9-322	×7

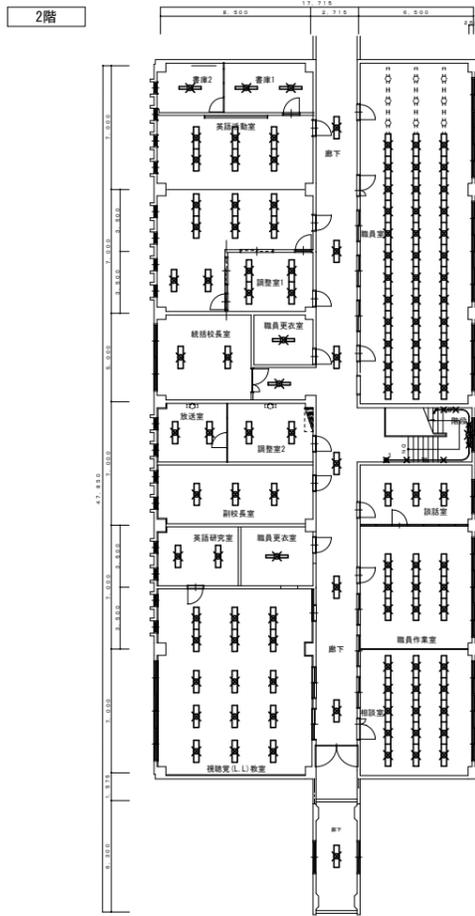

職員室	CH2700
FSS6-322	×36

階段	-
階段灯	×1

談話室	CH2700
FSS9-322	×3

職員作業室	CH2700
FSS6-322	×9

相談室	CH2700
FSS6-322	×15

義務教育学校 中央校舎 1・2階 電灯設備(改修前) S=1/400