
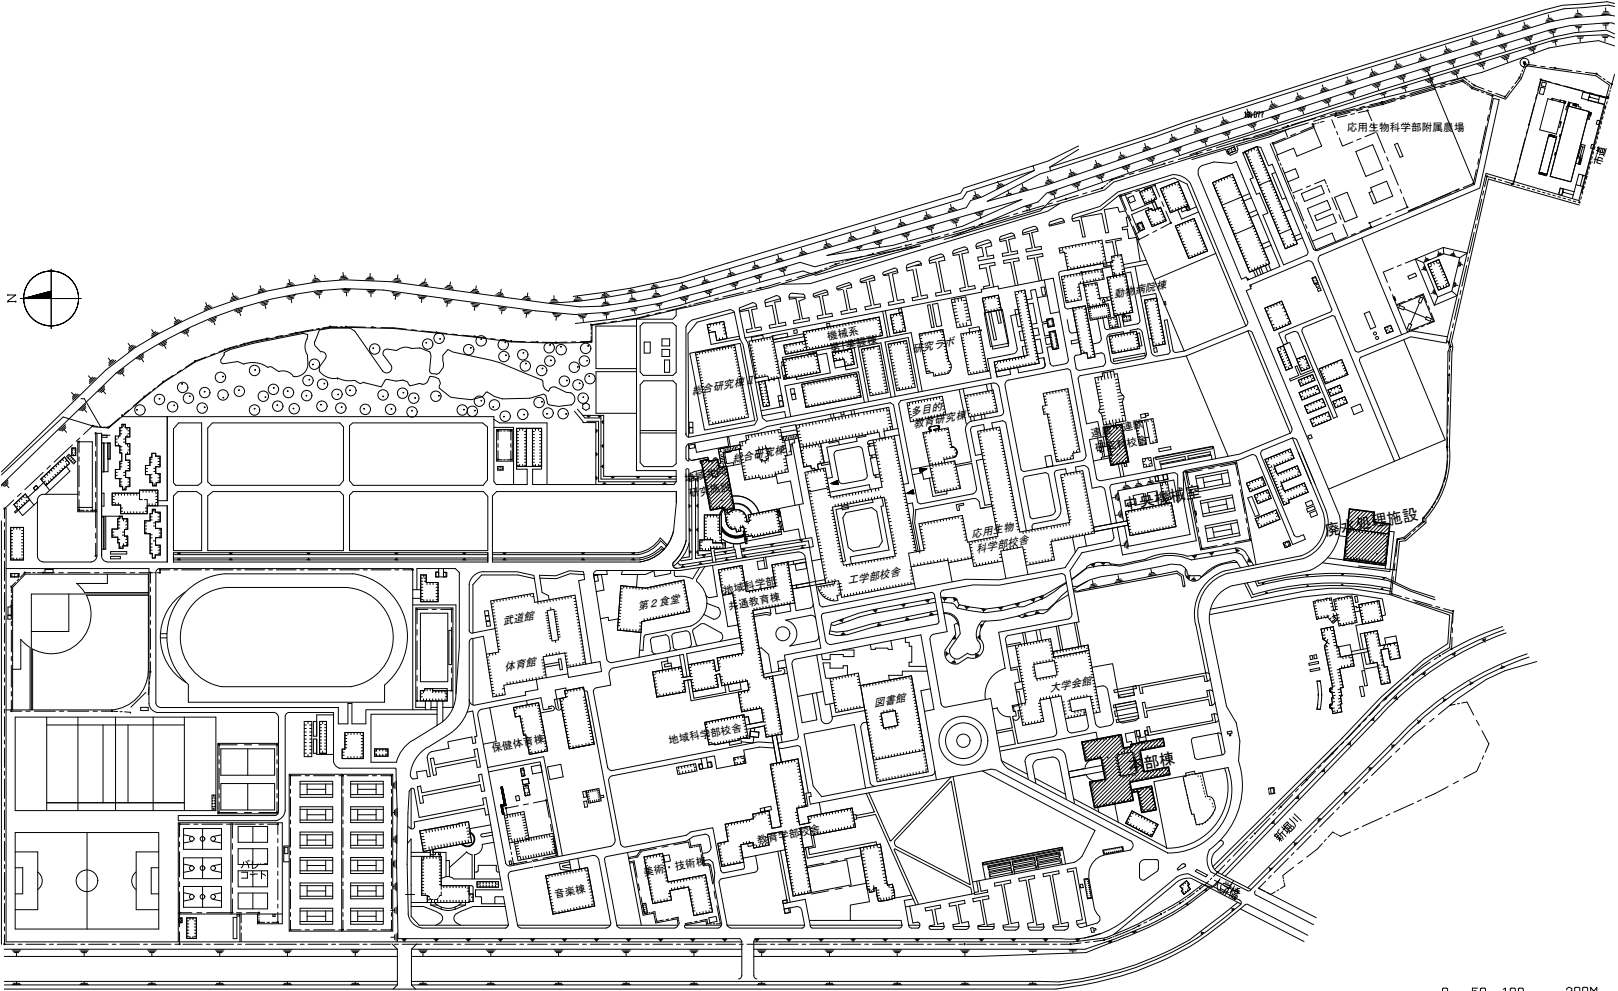


電 気 設 備 工 事 発 注 概 要 書																																
年 度		令和7年度							工 事 概 要	屋 内 工 事	テレビ共同受信設備		○	○	○	○																
工 事 名		岐阜大学(柳戸)地域共同研究施設等受変電設備改修工事									監視カメラ設備		○	○	○	○																
工 事 場 所		岐阜県岐阜市柳戸1番1 (岐阜大学柳戸団地構内)									防火・入退室管理設備		入退室管理設備		○	○	○	○														
完 成 期 限		令和8年3月27日(金)											防火設備		○	○	○	○														
									自動火災報知				○	○	○	○																
									自動閉鎖				○	○	○	○																
工 事 概 要		棟 名 称		地域共同研究施設	廃水処理施設	本部棟	連農・連獣研究科校舎					火災報知設備		非常警報		○	○	○	○													
														ガス漏れ火災警報		○	○	○	○													
														中央監視制御設備		○	○	○	○													
		建 物 概 要		工 事 種 別		電気工事	電気工事	電気工事	電気工事					発生材処理		●	●	●	●													
										構 造 ・ 階 数						R2	R2	R4	SR6													
																							建 築 面 積		629	654	1788	393				
																																延 面 積
改 修 延 面 積		39	48	50	74																											
									電 灯 設 備		電灯幹線		○	○	○	○																
電灯分岐		○	○	○	○																											
コンセント分岐		○	○	○	○																											
工 事 概 要		動 力 設 備		動力幹線		○	○	○	○																							
				動力分岐		○	○	○	○																							
		雷保護設備		○	○	○	○																									
		受変電設備		●	●	●	●																									
		電力貯蔵設備		直流電源		○	○	○	○																							
				交流無停電電源		○	○	○	○																							
		発電設備		自家発		○	○	○	○																							
				太陽光発電		○	○	○	○																							
		構内情報通信網設備		○	○	○	○																									
		構内交換設備		○	○	○	○																									
		情報表示設備		出退情報表示設備		○	○	○	○																							
				電気時計設備		○	○	○	○																							
		映像・音響設備		映像設備		○	○	○	○																							
				音響設備		○	○	○	○																							
		拡声設備		○	○	○	○																									
		誘導支援設備		インターホン設備		○	○	○	○																							
				トイレ等呼出設備		○	○	○	○																							
案内図・配置図等											別図による。																					
そ の 他											・ ●印の付いたものが対象工事項目 ・ 本工事は、地域共同研究施設、廃水処理施設、本部棟、連農・連獣研究科校舎の受変電設備改修工事である。 各棟の工事内容は下記のとおりである。 高圧受電盤の改修: 地域共同研究施設 低圧配電盤の改修: 廃水処理施設 接地端子盤の改修: 本部棟 VCBレバーの改修: 連農・連獣研究科校舎 ・ 本工事は、使用中建物において実施するものであり、下記を遵守すること。 1. 接地端子盤、VCBレバーの改修については、原則として令和7年10月26日(日)の全学停電に合わせて実施すること。 2. 停電作業は、原則として土曜日、日曜日、国民の祝日に実施すること。																					

岐阜大学(柳戸)地域共同研究施設等受変電設備改修工事

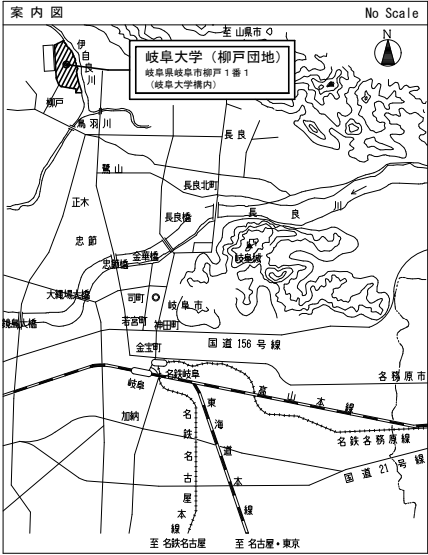

柳戸団地配置図

：本工事建物

工事名	岐阜大学(柳戸)地域共同研究施設等受変電設備改修工事	図面名称	表紙、図面リスト、案内図・配置図
	東海国立大学機構 施設統括部		縮尺 - (A1) 1/4,000 - (A3) 1/8,000