

(附小中) 基幹・環境整備 (空調設備等) 工事計画表


工事期間：2026年7月～2027年3月

:本工事範囲を示す

項目	年月	令和8年(2026年)						令和9年(2027年)												
		6	7	8	9	10	11	12	1	2	3									
建築 (屋根・建具)																				
北体育館																				
南体育館																				
武道場																				
電気室、他																				
準備室など5室																				
機械 (空調機器設置)																				
北体育館																				
南体育館																				
武道場																				
職員室																				
電気室、他																				
準備室など5室																				
電気 (配線・受変電)																				
北体育館																				
南体育館																				
武道場																				
校舎1階地下ピット																				
職員室																				
電気室、他																				
準備室など5室・廊下																				
全学停電																				
その他 (什器類)																				
北体育館																				
南体育館																				
武道場																				
電気室、他																				
準備室など5室																				
備考																				

:全学停電の際は、断水も発生します。
 :該当建物使用禁止
 部分停電の場合は、北校舎単独又は南学校+中央校舎
 :該当建物外部工事中。内部は使用可。
 で断水することがあります。

別図①【校内工事車両通行時】（夏休み期間（R8.7.18～8.25）及び、R8.8.26からの土日祝日）

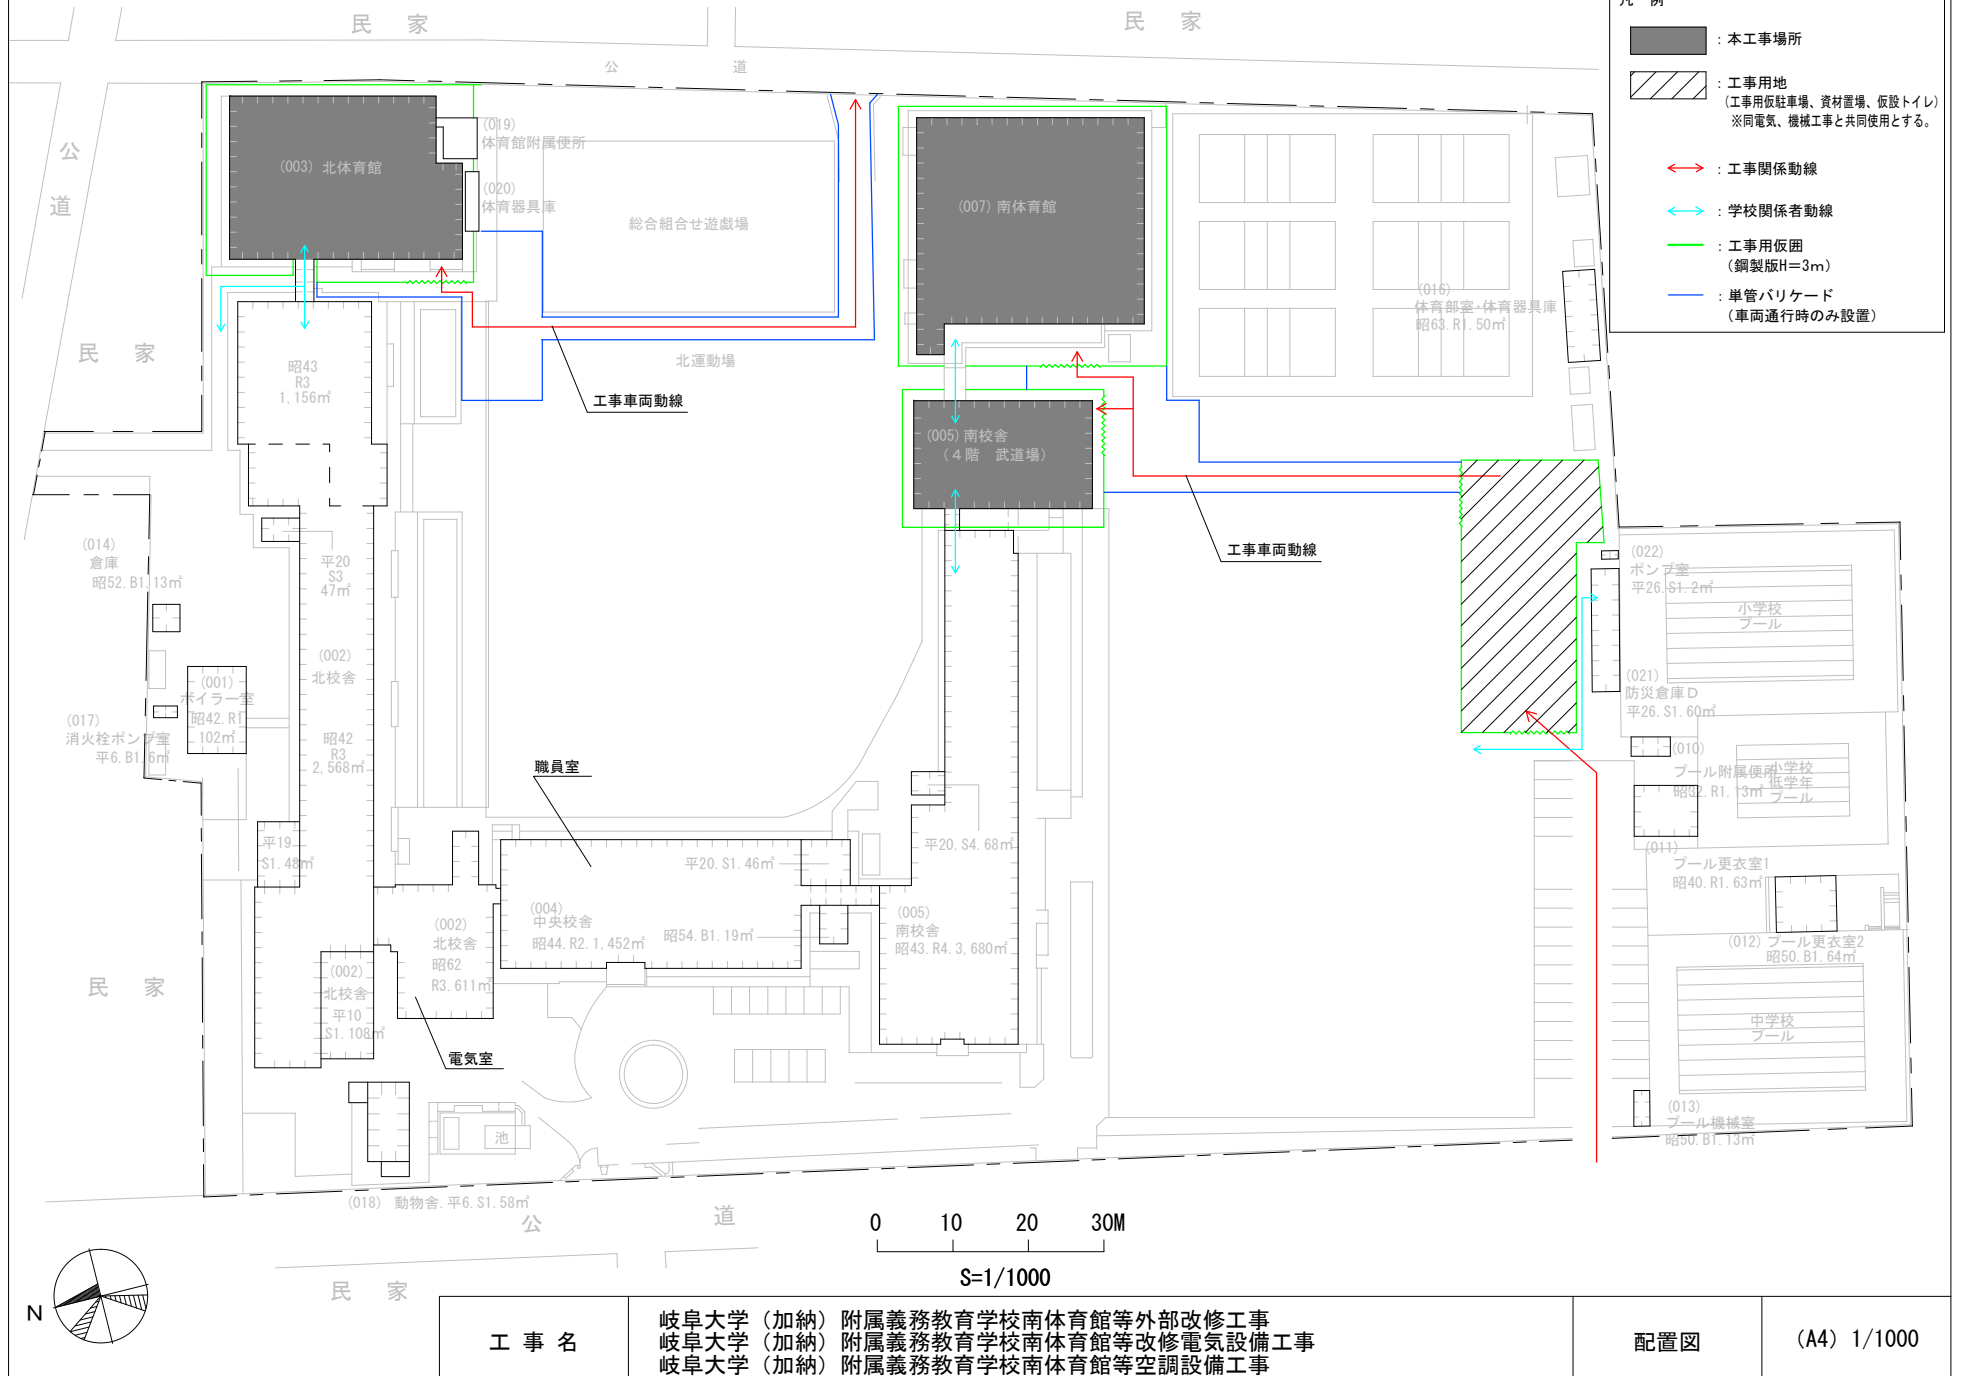


工事名

岐阜大学（加納）附属義務教育学校南体育館等外部改修工事
 岐阜大学（加納）附属義務教育学校南体育館等改修電気設備工事
 岐阜大学（加納）附属義務教育学校南体育館等空調設備工事


配置図

(A4) 1/1000



別図②【通常時】 (①以外の期間)

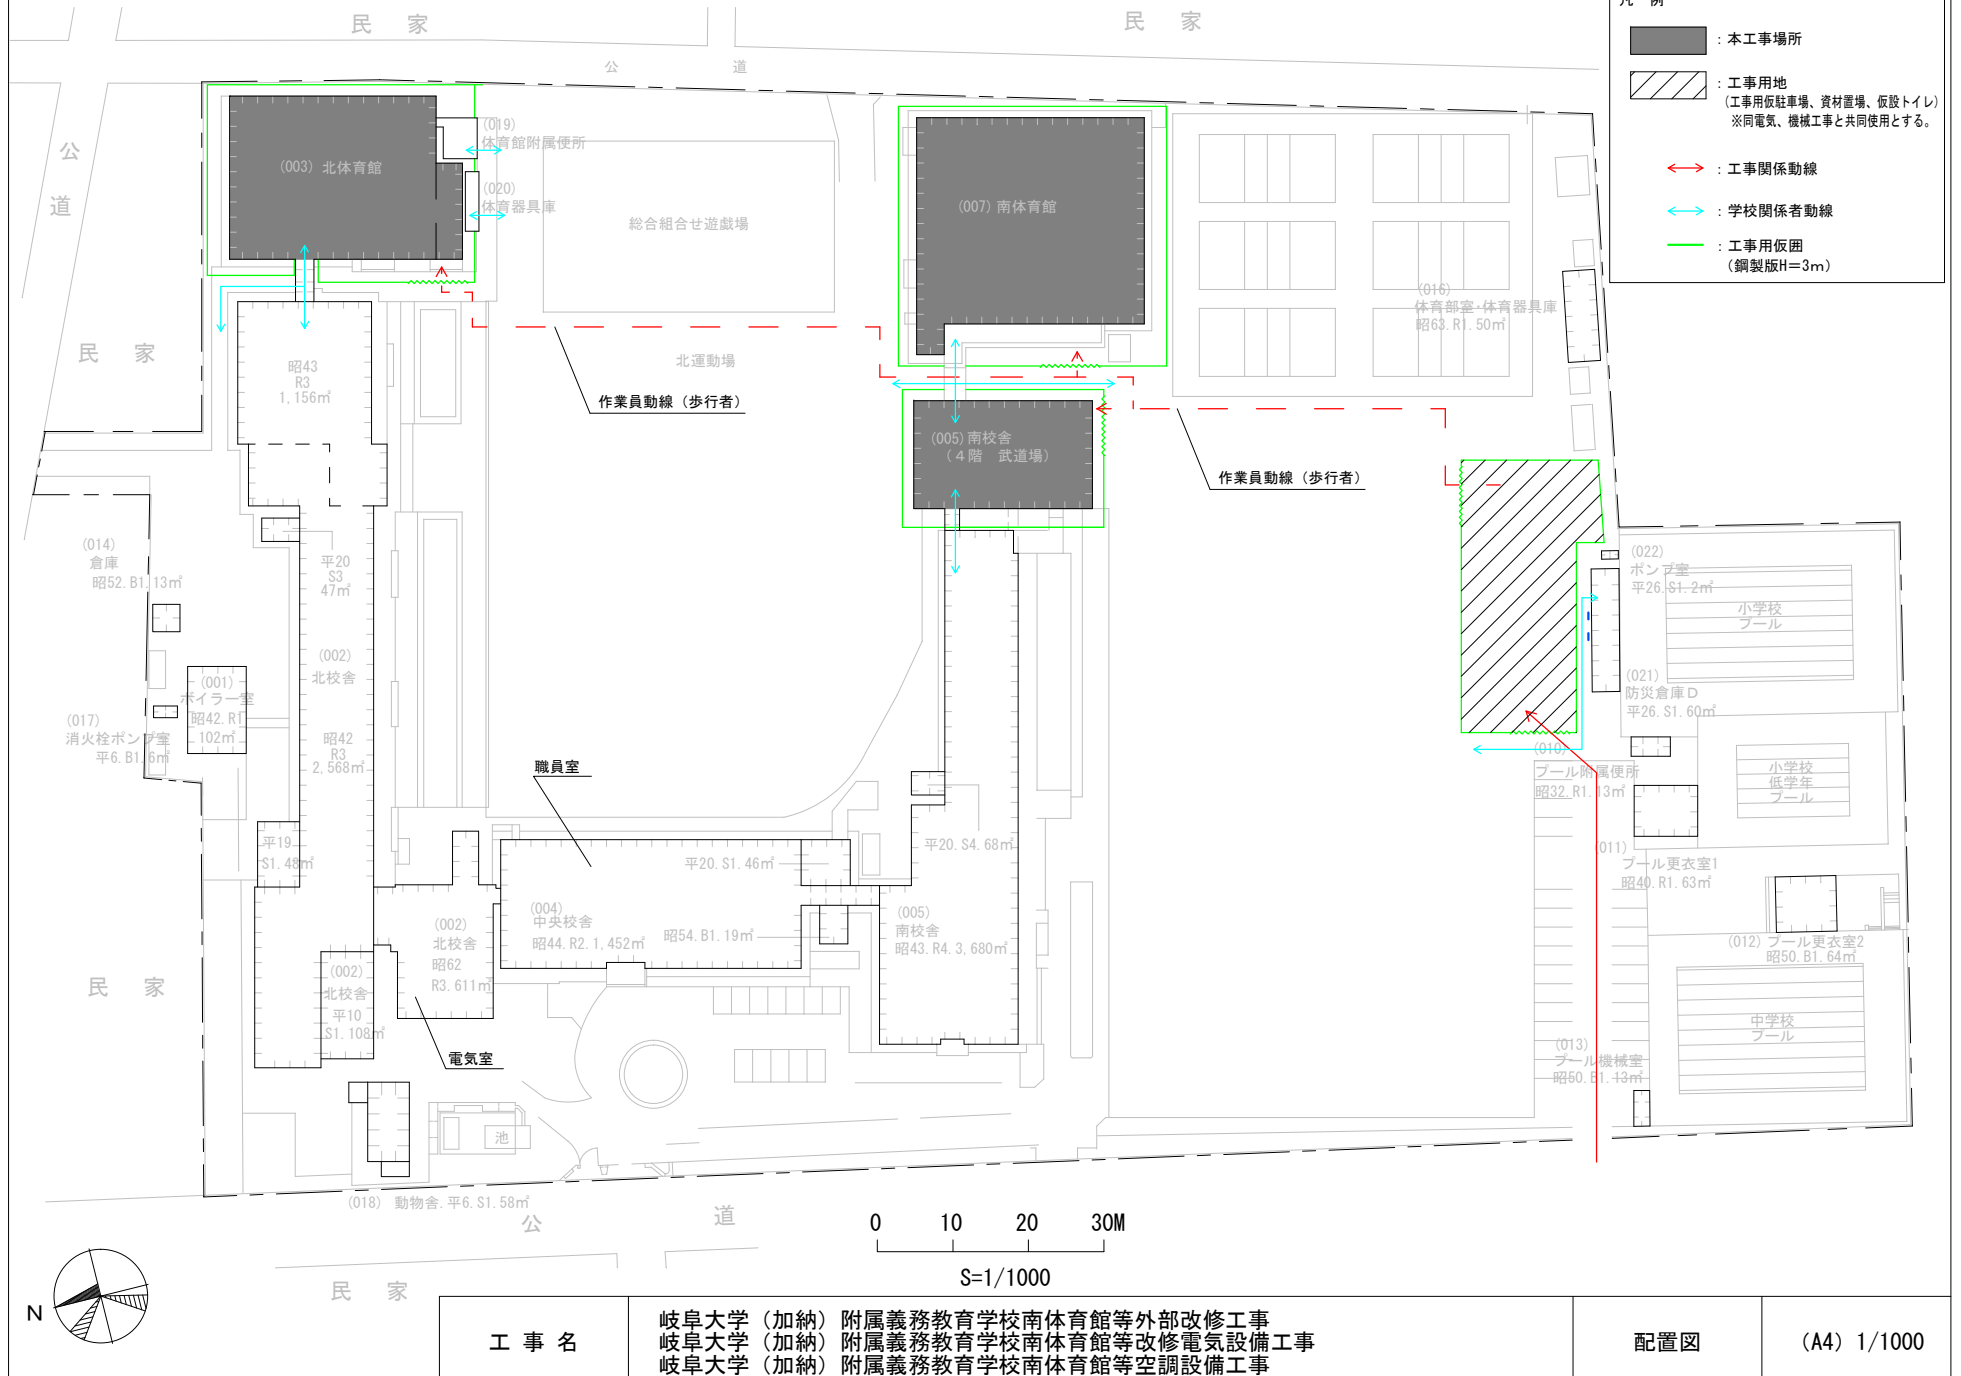

<p>工事名</p>	<p>岐阜大学 (加納) 附属義務教育学校南体育館等外部改修工事 岐阜大学 (加納) 附属義務教育学校南体育館等改修電気設備工事 岐阜大学 (加納) 附属義務教育学校南体育館等空調設備工事</p>	<p>配置図</p>	<p>(A4) 1/1000</p>
------------	--	------------	--------------------


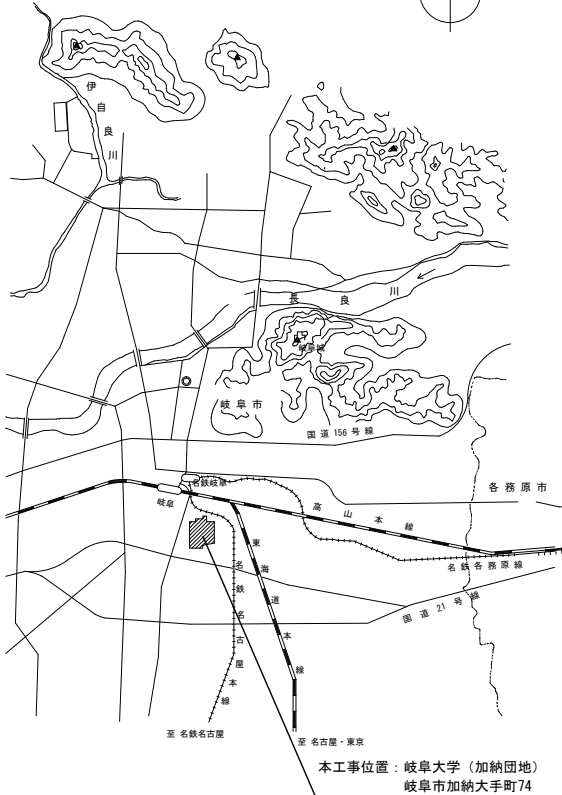


附近案内図 no scale

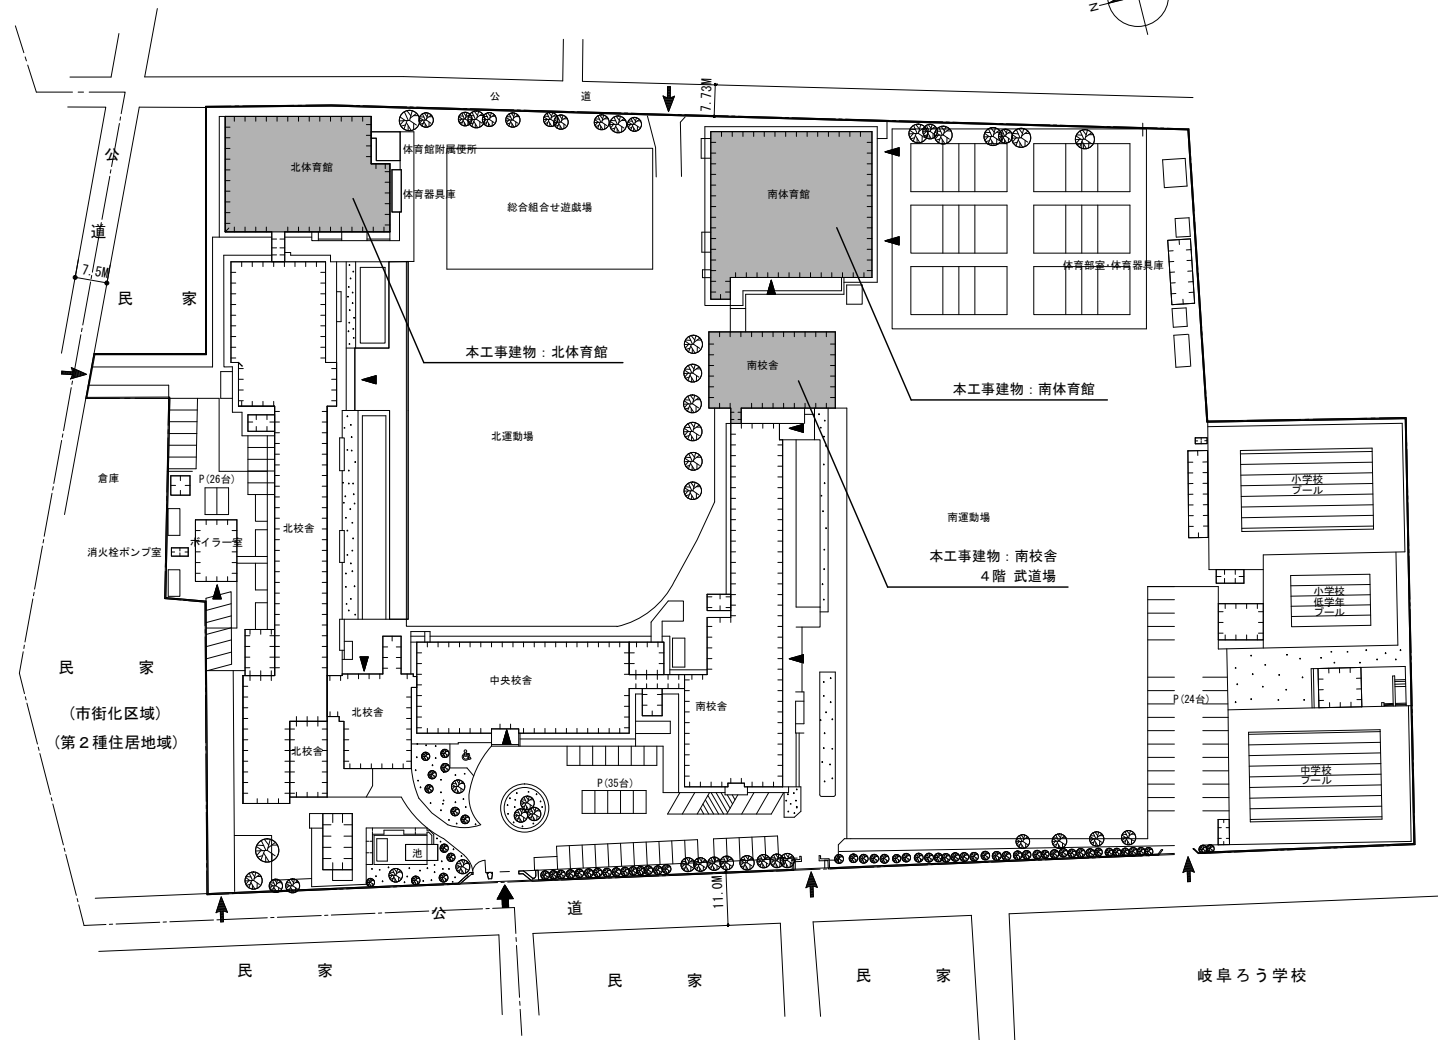 


加納団地配置図 S=1/1000


	工事名	岐阜大学（加納）附属義務教育学校南体育館等空調設備工事	図面名称	配置図	図面番号	M-01
		東海国立大学機構 施設統括部	縮尺	(A3) - 1/1000		令和8年度

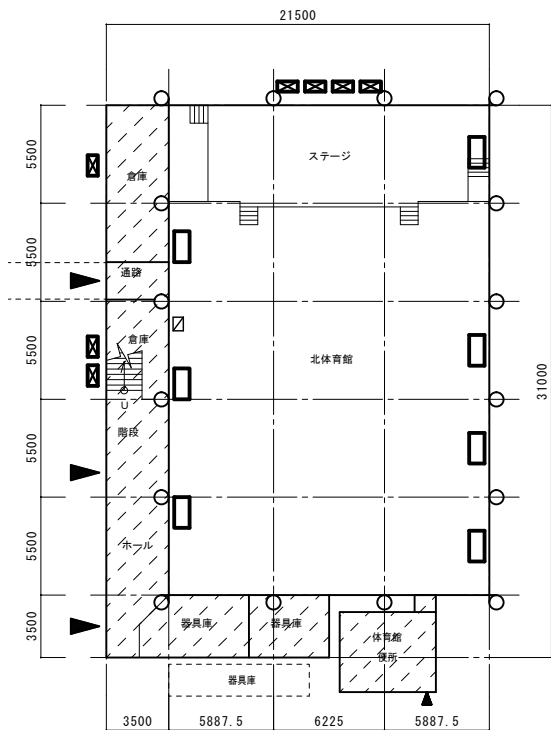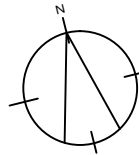

北体育館 1階平面図 S:1/300

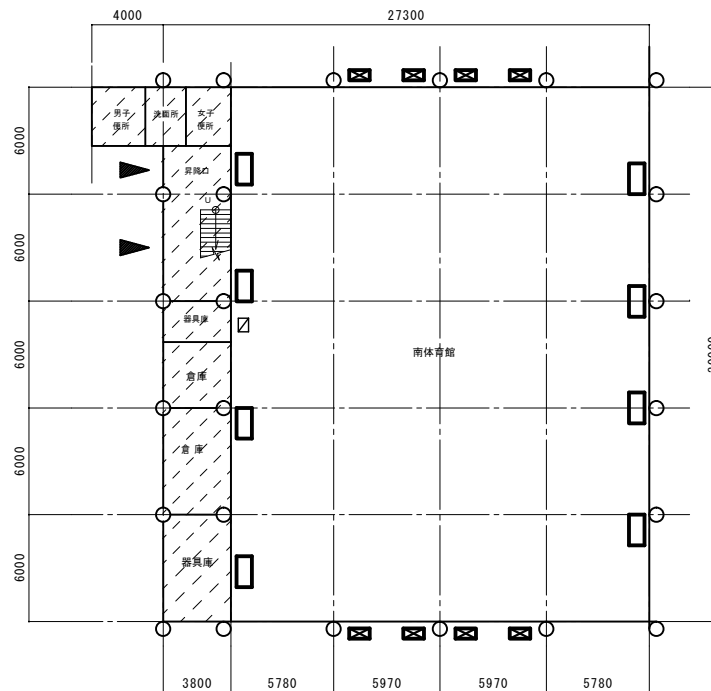

南体育館 1階平面図 S:1/300

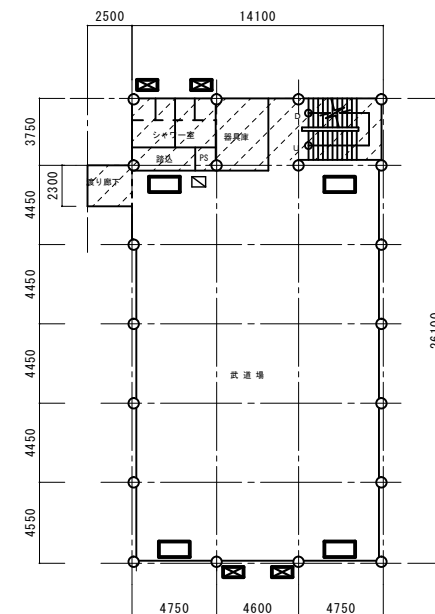


南校舎 4階平面図 (武道場) S:1/300


- 凡例
- 室内機
 - 室外機
 - 操作スイッチ盤
 - 工事範囲外

※工事概要図は、図面交付までに修正する場合があります


	工事名	岐阜大学 (加納) 附属義務教育学校南体育館等空調設備工事	図面名称	平面図	図面番号	M-02
		東海国立大学機構 施設統括部	縮尺	(A3) - 1/300		令和8年度

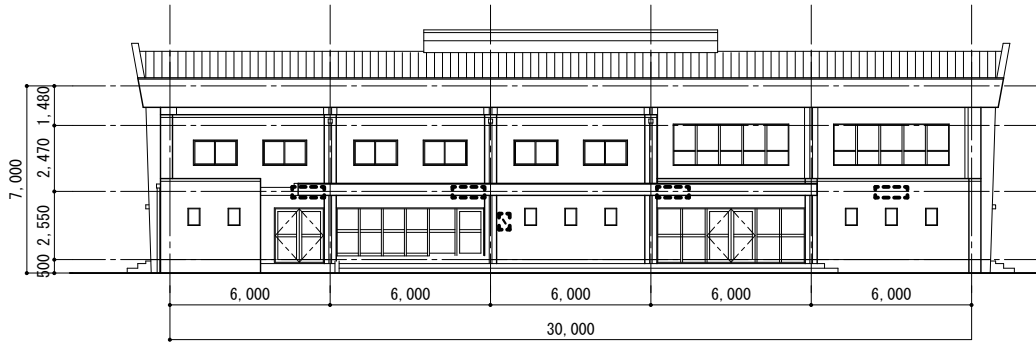


西立面图 S=1/200

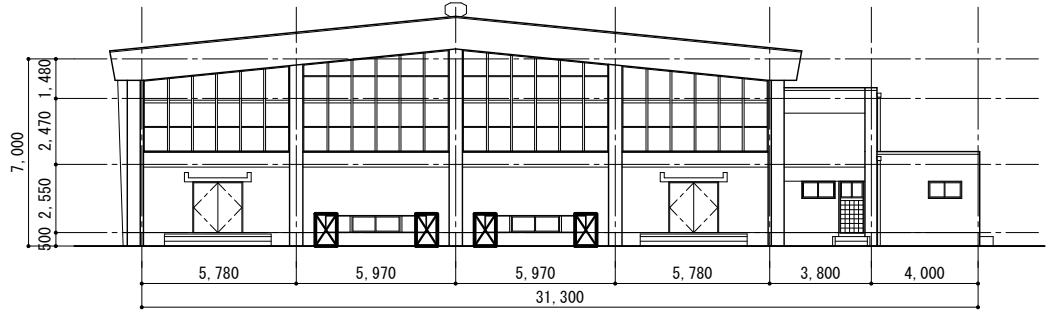

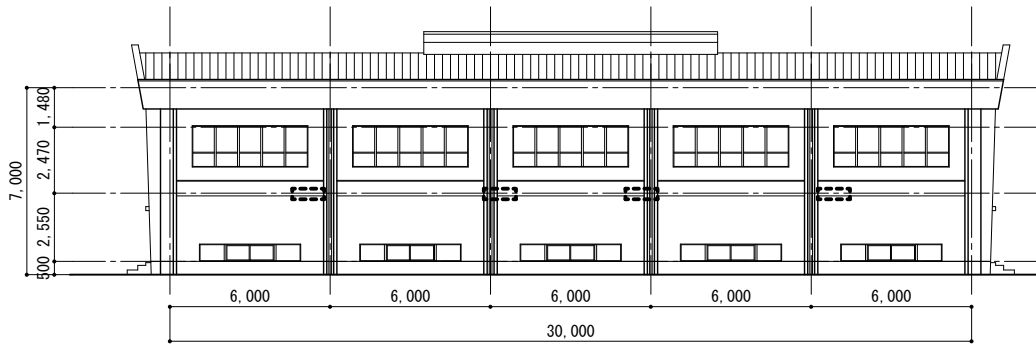


北立面图 S=1/200

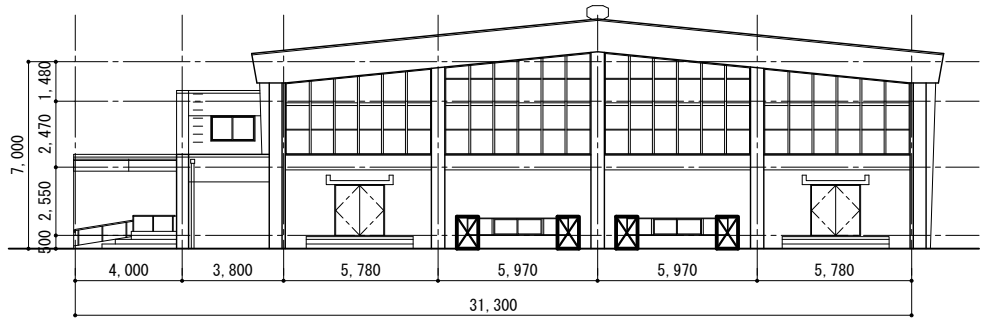

東立面图 S=1/200




南立面图 S=1/200


- 凡例
-  室内機
 -  室外機
 -  操作スイッチ盤

※工事概要図は、図面交付までに修正する場合があります

	主幹	工事名	岐阜大学（加納）附属義務教育学校南体育館等空調設備工事	図面名称	南体育館立面図	図面番号	M-03
			東海国立大学機構 施設統括部	縮尺	(A3) - 1/200		令和8年度

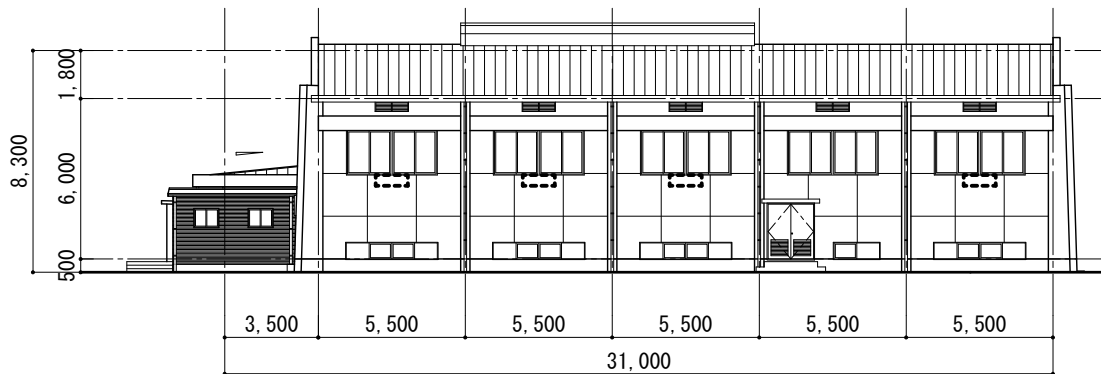


東立面図 S=1/200

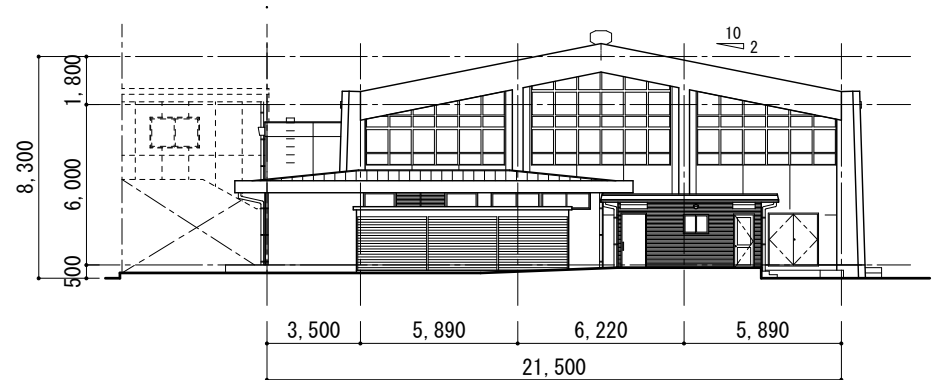

南立面図 S=1/200



西立面図 S=1/200

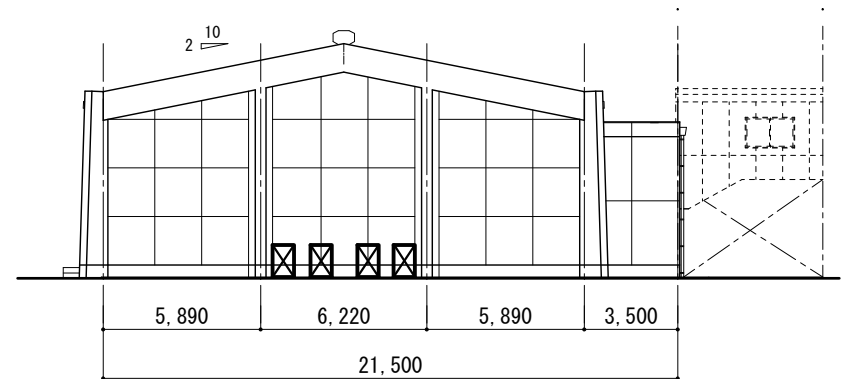


北立面図 S=1/200


- 凡例
- ⋯⋯ 室内機
 - ☒ 室外機
 - ⊞ 操作スイッチ盤

※工事概要図は、図面交付までに修正する場合があります

	主幹	工事名	岐阜大学（加納）附属義務教育学校南体育館等空調設備工事	図面名称	北体育館立面図	図面番号	M-04
			東海国立大学機構 施設統括部	縮尺	(A3) - 1/200		令和8年度

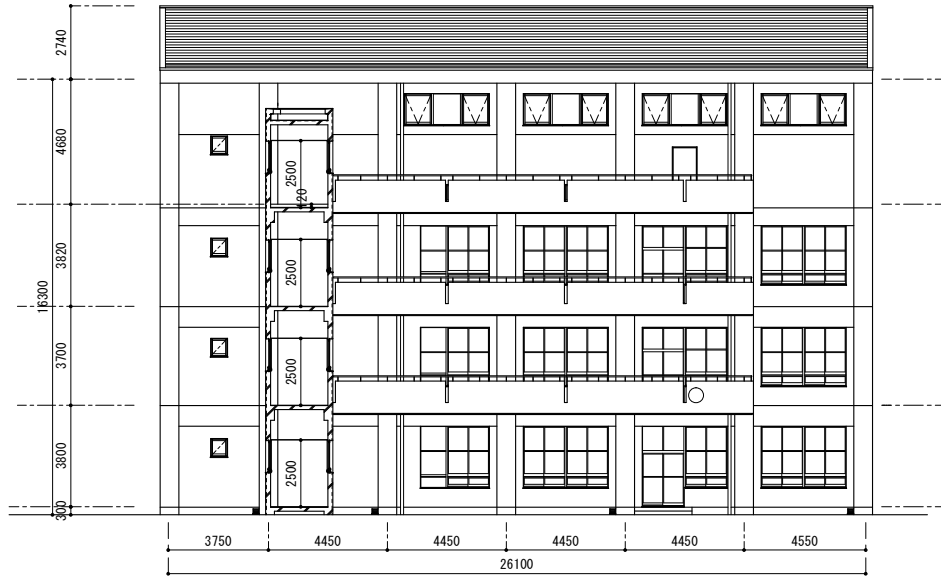


西立面图 S=1/200

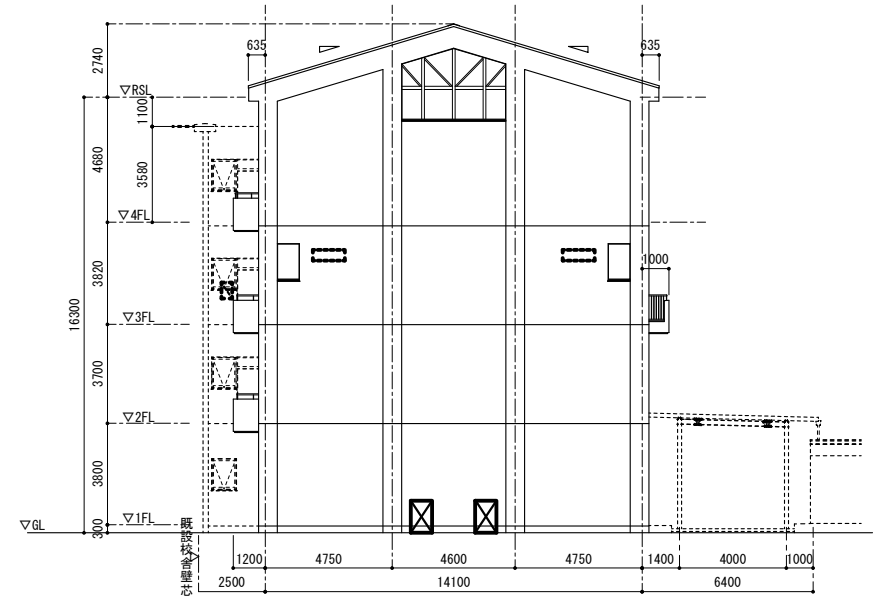

南立面图 S=1/200



東立面图 S=1/200

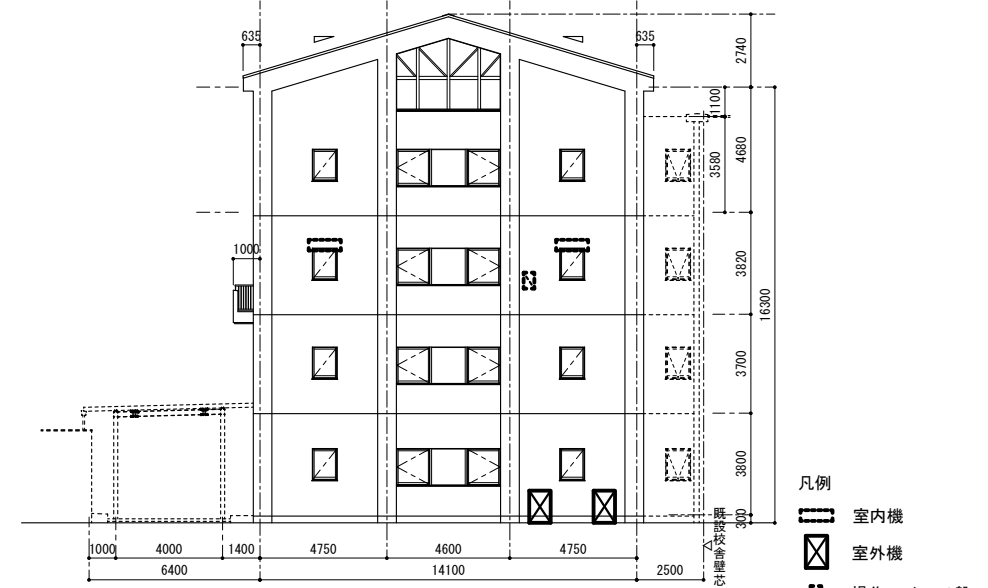

北立面图 S=1/200

- 凡例
- 室内機
 - 室外機
 - 操作スイッチ盤

※工事概要図は、図面交付までに修正する場合があります

	工事名 岐阜大学（加納）附属義務教育学校南体育館等空調設備工事	図面名称 南校舎立面図	図面番号 M-05
	東海国立大学機構 施設統括部	縮尺 (A3) - 1/200	令和8年度